

N



TRECHO 04



2 Planta Chave

ESCALA 1 : 13000

LEGENDA DOS POSTES	
PE	INDICAÇÃO DE POSTE EXISTENTE
PP	INDICAÇÃO DE POSTE PROJETADO

LEGENDA	
	ELETRODUTO FLEXÍVEL, COM BITOLA MÍNIMA DE 1", PASSANDO VIA AÉREA PARA ELETRICIDADE
	ELETRODUTO FLEXÍVEL, COM BITOLA MÍNIMA DE 1", PASSANDO PELO PISO PARA ELETRICIDADE
	CONDUTORES FASE, NEUTRO E TERRA, RESPECTIVAMENTE
00	Nº DE CIMA - Nº DO CIRCUITO
	- SEÇÃO NOMINAL DO ELETRODUTO, EM POLEGADAS
1 2 3 4 ...	INDICAÇÃO DOS CIRCUITOS DE ILUMINAÇÃO / TOMADAS / REFLETOR E LUZ EXTERNA / AR CONDICIONADO
A	LUMINÁRIA LED, UMA PÉTALA, COM 150W DE POTÊNCIA, INSTALADA A 6 METROS DE ALTURA
B	POSTE DE CONCRETO COM LUMINÁRIA LED, UMA PÉTALA, COM ALTURA DE 8 METROS E 150W DE POTÊNCIA.
	POSTE DE CONCRETO COM QUADRO DE DISTRIBUIÇÃO E MEDIDOR DA CONCESSIONÁRIA.
	CAIXA DE PASSAGEM, NO PISO, EM ALVENARIA 40x40x40CM COM 10CM DE BRITA COM HASTE PARA ATERRAMENTO
	HASTE DE TERRA QUE VEM COM A FIAÇÃO DE 50MM² DO QUADRO DE ATERRAMENTO

 N

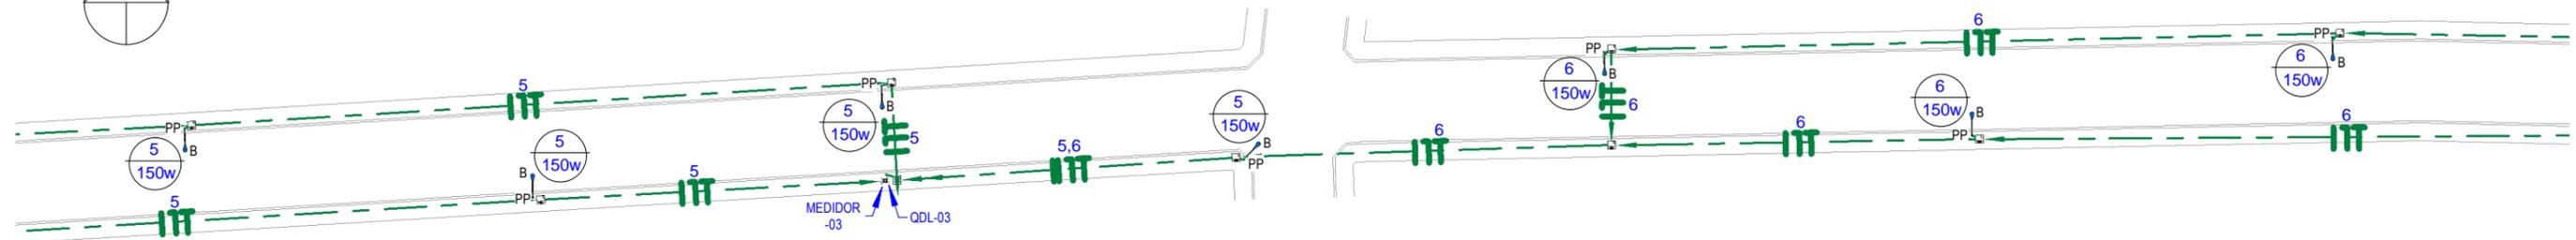

1 Planta Baixa - Iluminação - Trecho 04

ESCALA 1 : 500

02		
01		
Revisão:	Data:	Descrição:



MATRIZ:
Rua Santa Cecília, 84 - Sala 09
Centro - Eusébio CE - CEP:61.760-000
Fone/Fax: (85) 3021-1818

www.techproj.com.br | contato@techproj.com.br

FILIAL:
Av. Santos Dumont, 1740 - Sala 1112/1114
Aldeota - Fortaleza CE - CEP:60.150-161
Fone/Fax: (85) 3021-1818

Folha:

E04

Obra: Rod. Mun. de Ligação do Distrito Croatá e Comunidade Violeta	Projeto: Instalações Elétricas
Cliente: Prefeitura de São Gonçalo do Amarante	Desenho: Érika M. de Sousa
Local: São Gonçalo do Amarante/CE	Data: Agosto/2017