


TRECHO  
12

**2** **Planta Chave**  
ESCALA 1 : 13000

LEGENDA DOS POSTES	
PE	INDICAÇÃO DE POSTE EXISTENTE
PP	INDICAÇÃO DE POSTE PROJETADO

LEGENDA	
	ELETRODUTO FLEXÍVEL, COM BITOLA MÍNIMA DE 1", PASSANDO VIA AÉREA PARA ELETRICIDADE
	ELETRODUTO FLEXÍVEL, COM BITOLA MÍNIMA DE 1", PASSANDO PELO PISO PARA ELETRICIDADE
	CONDUTORES FASE, NEUTRO E TERRA, RESPECTIVAMENTE
00 	Nº DE CIMA - Nº DO CIRCUITO - SEÇÃO NOMINAL DO ELETRODUTO, EM POLEGADAS
1 2 3 4 ...	INDICAÇÃO DOS CIRCUITOS DE ILUMINAÇÃO / TOMADAS / REFLETOR E LUZ EXTERNA / AR CONDICIONADO
A	LUMINÁRIA LED, UMA PÉTALA, COM 150W DE POTÊNCIA, INSTALADA A 6 METROS DE ALTURA
B	POSTE DE CONCRETO COM LUMINÁRIA LED, UMA PÉTALA, COM ALTURA DE 8 METROS E 150W DE POTÊNCIA.
	POSTE DE CONCRETO COM QUADRO DE DISTRIBUIÇÃO E MEDIDOR DA CONCESSIONÁRIA.
	CAIXA DE PASSAGEM, NO PISO, EM ALVENARIA 40x40x40CM COM 10CM DE BRITA COM HASTE PARA ATERRAMENTO
	HASTE DE TERRA QUE VEM COM A FIAÇÃO DE 50MM² DO QUADRO DE ATERRAMENTO

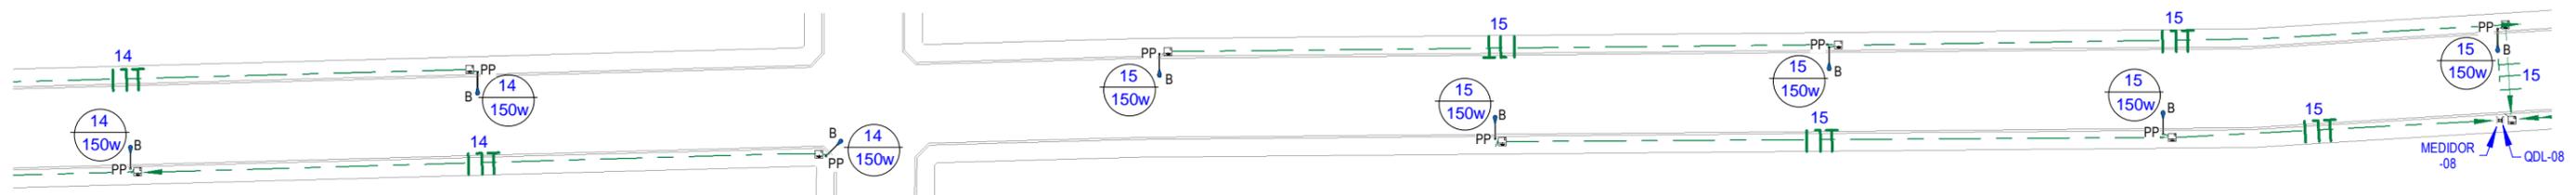

**1** **Planta Baixa - Iluminação - Trecho 12**  
ESCALA 1 : 500

02		
01		
Revisão:	Data:	Descrição:
		MATRIZ: Rua Santa Cecília, 84 - Sala 09 Centro - Eusébio CE - CEP:61.760-000 Fone/Fax: (85) 3021-1818 www.techproj.com.br   contato@techproj.com.br
		FILIAL: Av. Santos Dumont, 1740 - Sala 1112/1114 Aldeota - Fortaleza CE - CEP:60.150-161 Fone/Fax: (85) 3021-1818
Obra: <b>Rod. Mun. de Ligação do Distrito Croatá e Comunidade Violete</b>		Folha: <b>E12</b>
Projeto: <b>Instalações Elétricas</b>		
Cliente: <b>Prefeitura de São Gonçalo do Amarante</b>	Desenho: <b>Érika M. de Sousa</b>	Local: <b>São Gonçalo do Amarante/CE</b>
		Data: <b>Agosto/2017</b>