




1 DIAGRAMA UNIFILAR - QDL-05
ESCALA 1 : 125

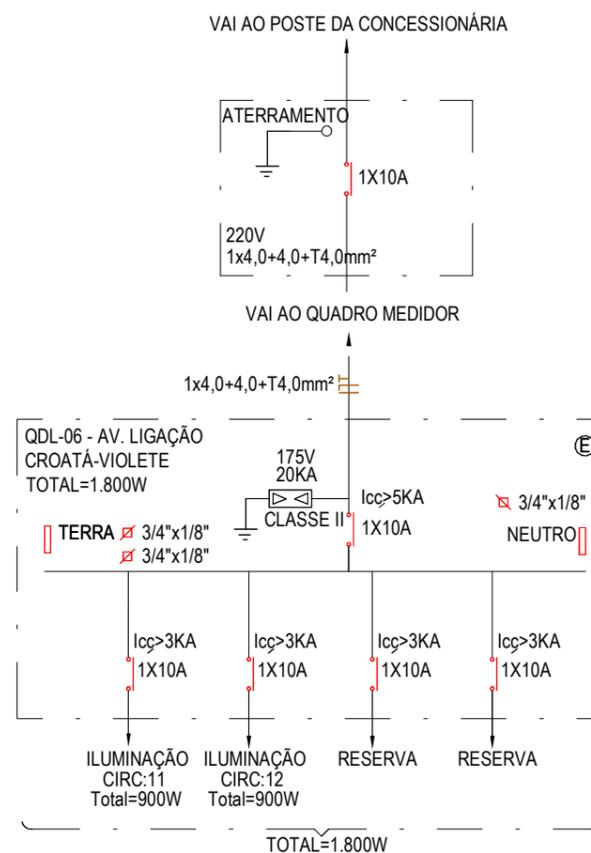

2 DIAGRAMA UNIFILAR - QDL-06
ESCALA 1 : 125

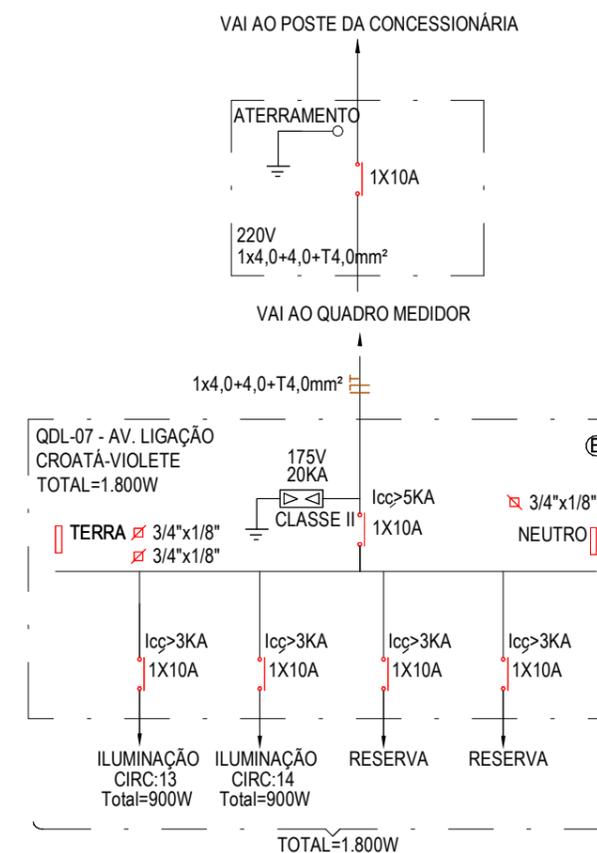

3 DIAGRAMA UNIFILAR - QDL-07
ESCALA 1 : 125

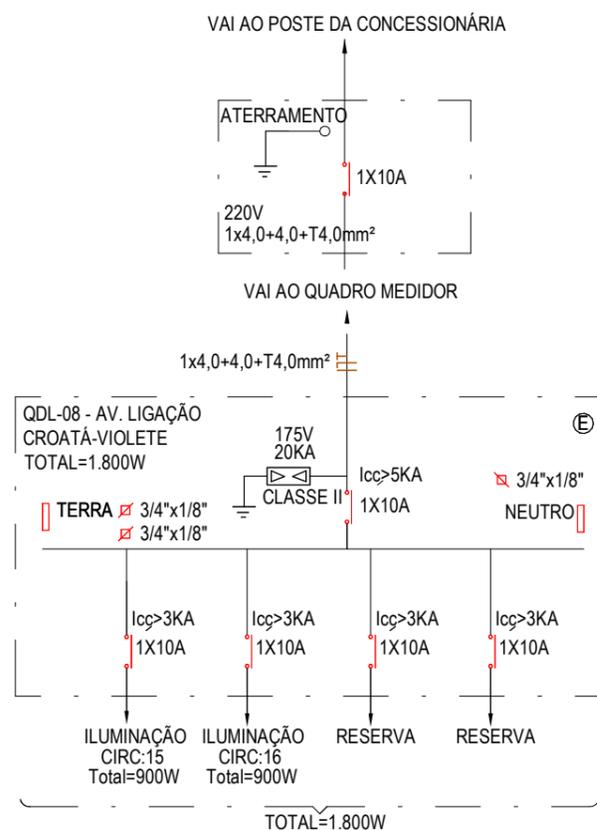

4 DIAGRAMA UNIFILAR - QDL-08
ESCALA 1 : 125

02		
01		
Revisão:	Data:	Descrição:
		
MATRIZ: Rua Santa Cecília, 84 - Sala 09 Centro - Eusébio CE - CEP:61.760-000 Fone/Fax: (85) 3021-1818 www.techproj.com.br contato@techproj.com.br		FILIAL: Av. Santos Dumont, 1740 - Sala 1112/1114 Aldeota - Fortaleza CE - CEP:60.150-161 Fone/Fax: (85) 3021-1818
Folha: E17		
Obra: Rod. Mun. de Ligação do Distrito Croatá e Comunidade Violete		Projeto: Instalações Elétricas
Cliente: Prefeitura de São Gonçalo do Amarante	Desenho: Érika M. de Sousa	Local: São Gonçalo do Amarante/CE
		Data: Agosto/2017