


1 Planta Baixa - Iluminação - Trecho 11
 ESCALA 1 : 500

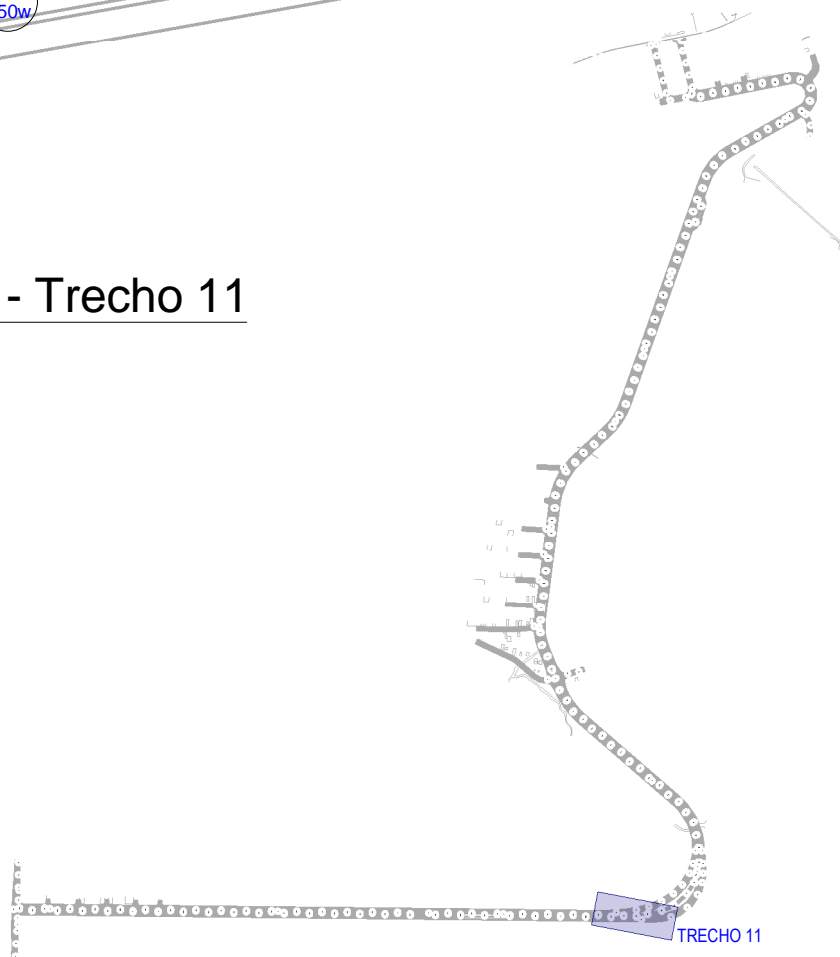

2 Planta Chave - 11
 ESCALA 1 : 18000

LEGENDA	
	ELETRODUTO FLEXÍVEL, COM BITOLA MÍNIMA DE 1", PASSANDO VIA AÉREA PARA ELETRICIDADE
	ELETRODUTO FLEXÍVEL, COM BITOLA MÍNIMA DE 1", PASSANDO PELO PISO PARA ELETRICIDADE
	CONDUTORES FASE, NEUTRO E TERRA, RESPECTIVAMENTE
00	Nº DE CIMA - Nº DO CIRCUITO
	- SEÇÃO NOMINAL DO ELETRODUTO, EM POLEGADAS
1 2 3 4 ...	INDICAÇÃO DOS CIRCUITOS DE ILUMINAÇÃO / TOMADAS / REFLETOR E LUZ EXTERNA / AR CONDICIONADO
	POSTE COM LUMINÁRIA LED, DUAS PÉTALAS, DE 150W DE POTÊNCIA CADA.
	POSTE COM LUMINÁRIA LED, UMA PÉTALA, DE 150W DE POTÊNCIA CADA.
	POSTE DE CONCRETO COM QUADRO DE DISTRIBUIÇÃO E MEDIDOR DA CONCESSIONÁRIA.
	CAIXA DE PASSAGEM, NO PISO, EM ALVENARIA 40x40x40CM COM 10CM DE BRITA COM HASTE PARA ATERRAMENTO
	HASTE DE TERRA QUE VEM COM A FIAÇÃO DE 50MM² DO QUADRO DE ATERRAMENTO

LEGENDA DOS POSTES	
PE	INDICAÇÃO DE POSTE EXISTENTE
PP	INDICAÇÃO DE POSTE PROJETADO

02		
01		
Revisão:	Data:	Descrição:



MATRIZ:
 Rua Santa Cecília, 84 - Sala 09
 Centro - Eusébio - CE - CEP: 61.760-000
 Fone/Fax: (85) 3021-1818
 www.techproj.com.br | contato@techproj.com.br

FILIAL:
 Av. Santos Dumont, 1740 - Sala 1112/1114
 Aldeota - Fortaleza - CE - CEP: 60.150-161
 Fone/Fax: (85) 3021-1818

Folha:
E11

Obra: Rodovia de Contorno Leste Ligando as CE - 423 e CE - 085	Projeto:
Cliente: Prefeitura Municipal de São Gonçalo do Amarante	Desenho: Vanderson Gomes
	Local: São Gonçalo do Amarante/CE
	Data: Agosto/2017