


LEGENDA DOS POSTES		LEGENDA	
PE	INDICAÇÃO DE POSTE EXISTENTE	—	ELETRODUTO FLEXÍVEL, COM BITOLA MÍNIMA DE 1", PASSANDO VIA AÉREA PARA ELETRICIDADE
PP	INDICAÇÃO DE POSTE PROJETADO	---	ELETRODUTO FLEXÍVEL, COM BITOLA MÍNIMA DE 1", PASSANDO PELO PISO PARA ELETRICIDADE
		— — —	CONDUTORES FASE, NEUTRO E TERRA, RESPECTIVAMENTE
		00	Nº DE CIMA - Nº DO CIRCUITO
		— — — Ø00	- SEÇÃO NOMINAL DO ELETRODUTO, EM POLEGADAS
		1 2 3 4 ...	INDICAÇÃO DOS CIRCUITOS DE ILUMINAÇÃO / TOMADAS / REFLETOR E LUZ EXTERNA / AR CONDICIONADO
		— — —	POSTE COM LUMINÁRIA LED, DUAS PÉTALAS, DE 150W DE POTÊNCIA CADA.
		— — —	POSTE COM LUMINÁRIA LED, UMA PÉTALA, DE 150W DE POTÊNCIA CADA.
		— — —	POSTE DE CONCRETO COM QUADRO DE DISTRIBUIÇÃO E MEDIDOR DA CONCESSIONÁRIA.
		— — —	CAIXA DE PASSAGEM, NO PISO, EM ALVENARIA 40x40x40CM COM 10CM DE BRITA COM HASTE PARA ATERRAMENTO
		— — —	HASTE DE TERRA QUE VEM COM A FIAÇÃO DE 50MM² DO QUADRO DE ATERRAMENTO

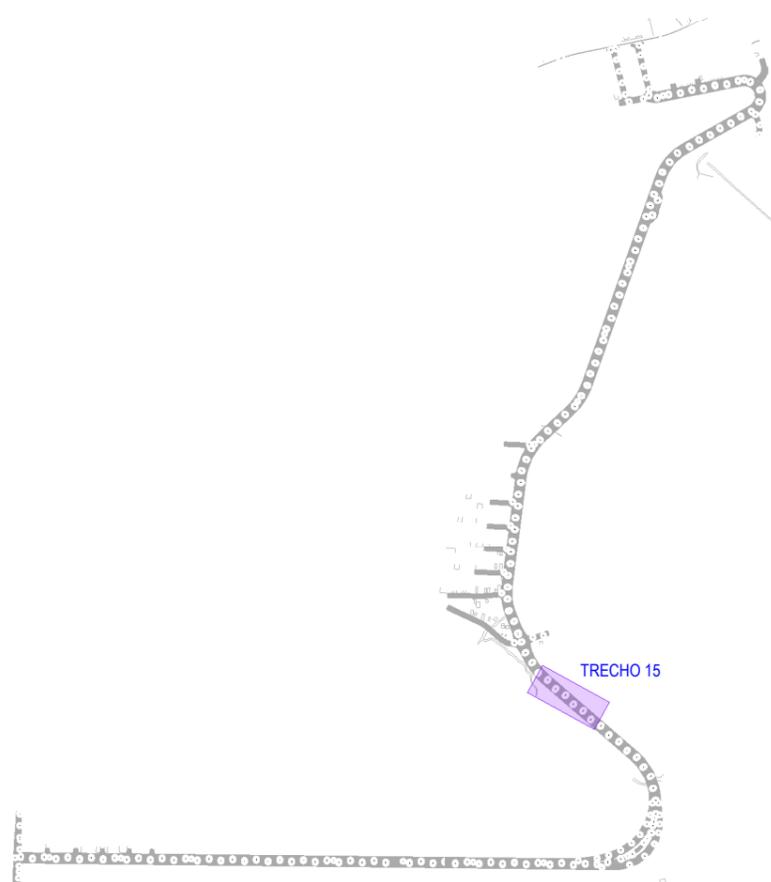

**2** **Planta Chave - 15**  
ESCALA 1 : 18000

**1** **Planta Baixa - Iluminação - Trecho 15**  
ESCALA 1 : 500

02		
01		
Revisão:	Data:	Descrição:
		MATRIZ: Rua Santa Cecília, 84 - Sala 09 Centro - Eusébio CE - CEP:61.760-000 Fone/Fax: (85) 3021-1818 www.techproj.com.br   contato@techproj.com.br
		FILIAL: Av. Santos Dumont, 1740 - Sala 1112/1114 Aldeota - Fortaleza CE - CEP:60.150-161 Fone/Fax: (85) 3021-1818
Obra: <b>Rodovia de Contorno Leste Ligando as CE - 423 e CE - 085</b>		Projeto: <b>Instalações Elétricas</b>
Cliente: <b>Prefeitura Municipal de São Gonçalo do Amarante</b>	Desenho: <b>Vanderson Gomes</b>	Local: <b>São Gonçalo do Amarante/CE</b>
		Data: <b>Agosto/2017</b>

Folha:  
**E15**