




1 Diagrama Unifilar - QDL 09  
ESCALA 1 : 125

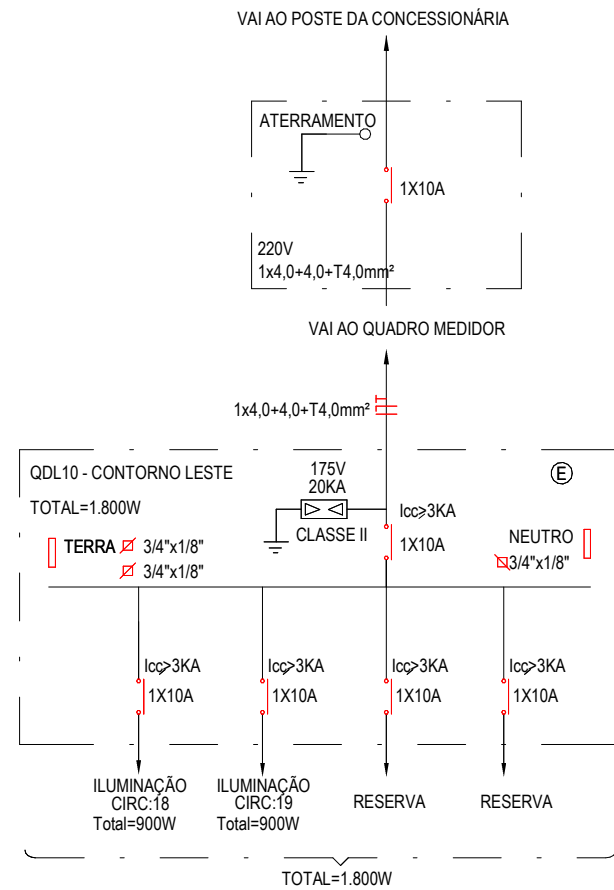


2 Diagrama Unifilar - QDL 10  
ESCALA 1 : 125

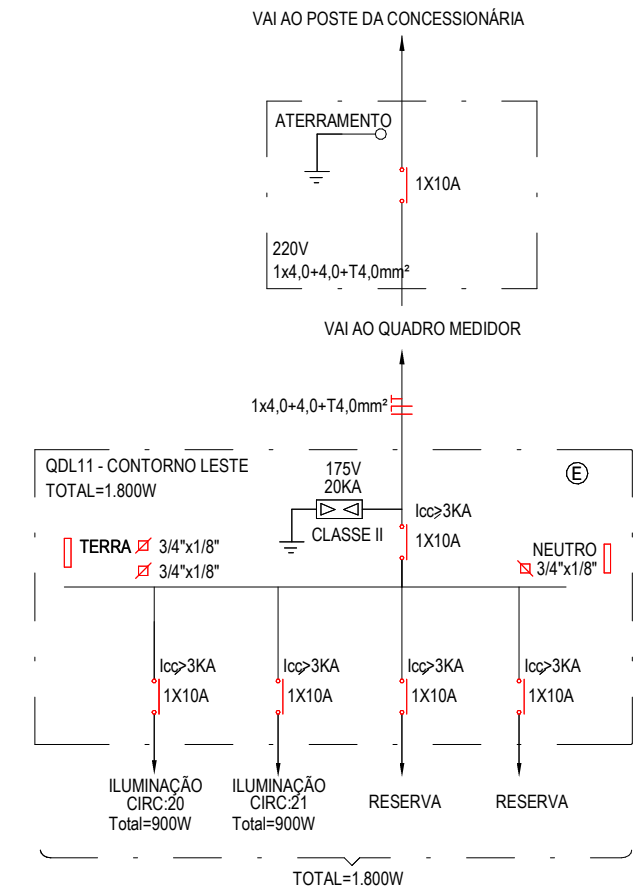

3 Diagrama Unifilar - QDL 11  
ESCALA 1 : 125

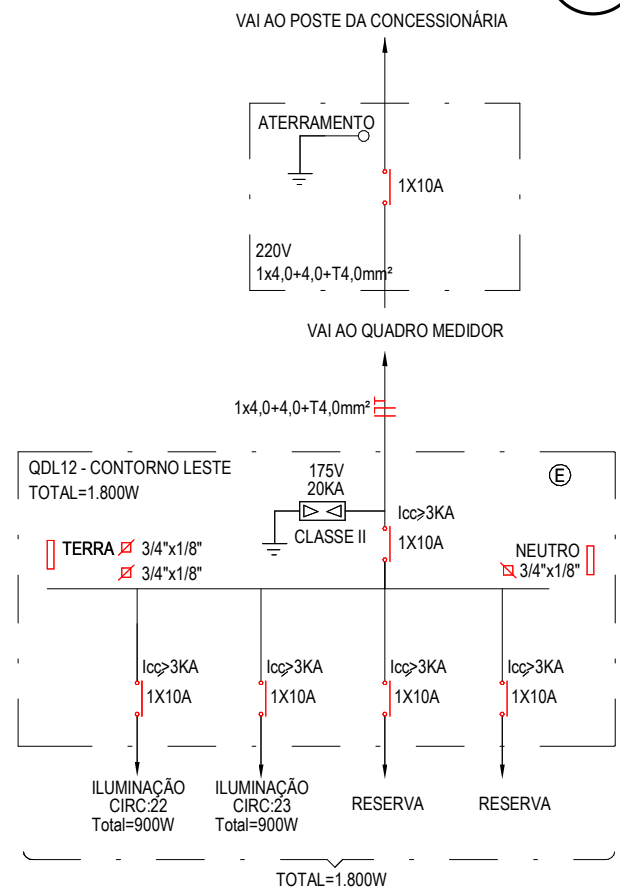

4 Diagrama Unifilar - QDL 12  
ESCALA 1 : 125

02		
01		
Revisão:	Data:	Descrição:
		MATRIZ: Rua Santa Cecília, 84 - Sala 09 Centro - Eusébio CE - CEP:61.760-000 Fone/Fax: (85) 3021-1818 www.techproj.com.br   contato@techproj.com.br
FILIAL: Av. Santos Dumont, 1740 - Sala 1112/1114 Aldeota - Fortaleza CE - CEP:60.150-161 Fone/Fax: (85) 3021-1818		Folha: <b>E35</b>
Obra: <b>Rodovia de Contorno Leste Ligando as CE - 423 e CE - 085</b>		Projeto: <b>Instalações Elétricas</b>
Cliente: <b>Prefeitura Municipal de São Gonçalo do Amarante</b>	Desenho: <b>Vanderson Gomes</b>	Local: <b>São Gonçalo do Amarante/CE</b>
		Data: <b>Agosto/2017</b>