




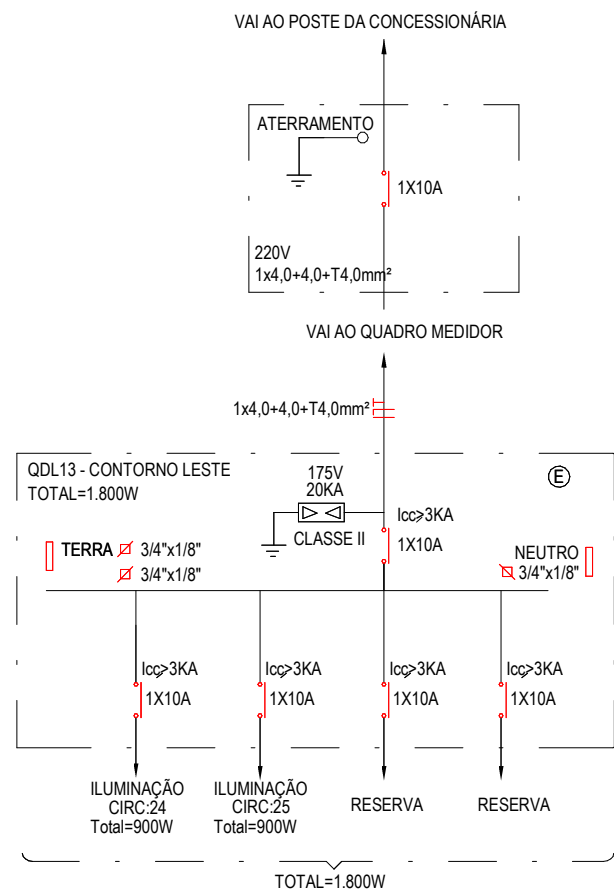


1 Diagrama Unifilar - QDL 13
ESCALA 1 : 125

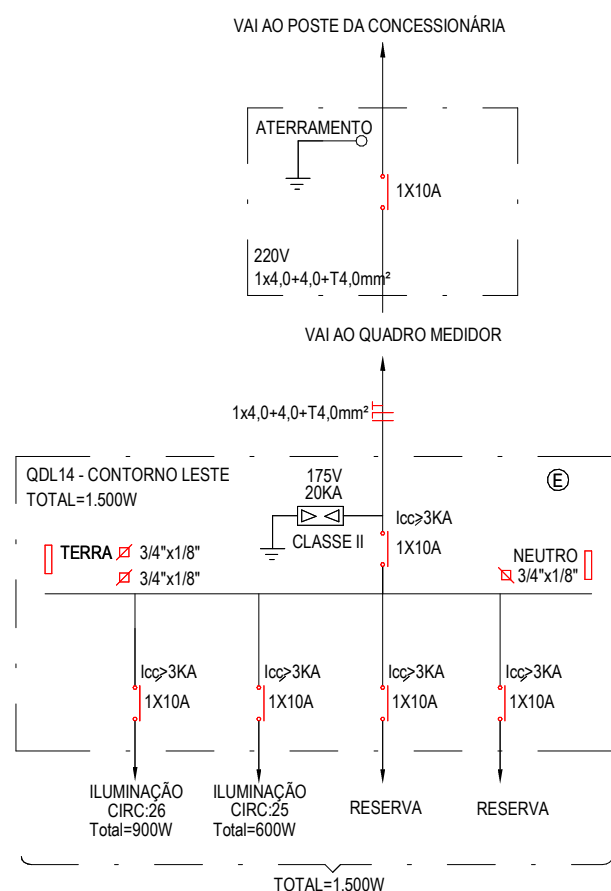

2 Diagrama Unifilar - QDL 14
ESCALA 1 : 125

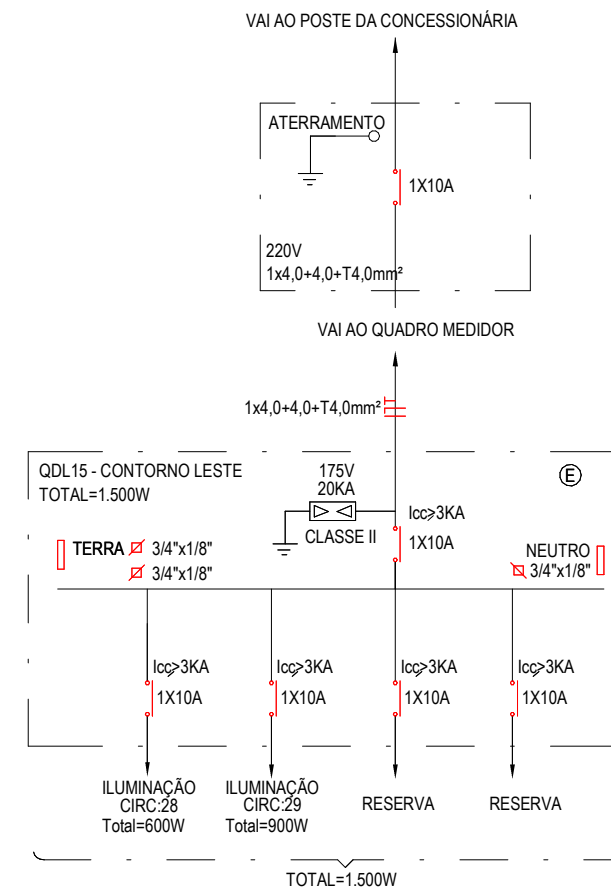

3 Diagrama Unifilar - QDL 15
ESCALA 1 : 125

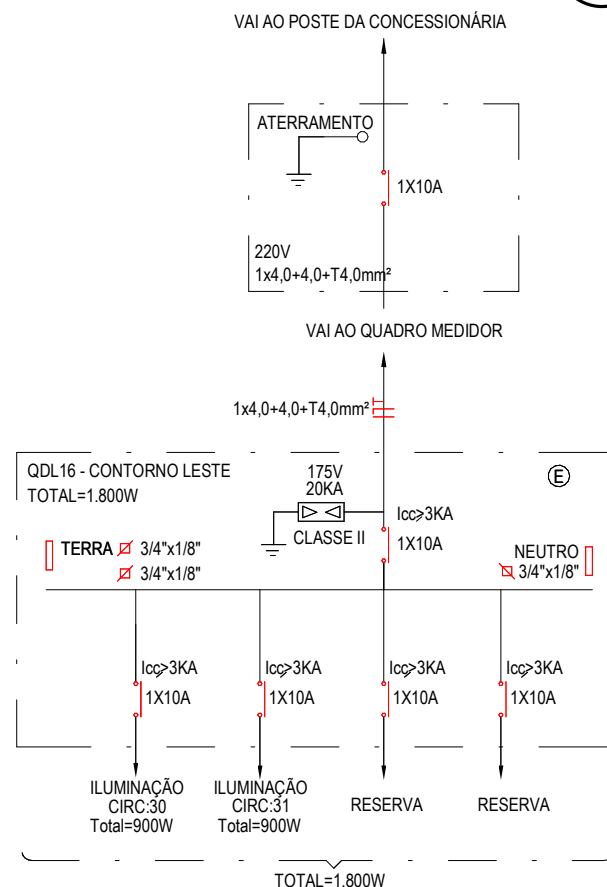

4 Diagrama Unifilar - QDL 16
ESCALA 1 : 125

02		
01		
Revisão:	Data:	Descrição:
 MATRIZ: Rua Santa Cecília, 84 - Sala 09 Centro - Eusébio CE - CEP:61.760-000 Fone/Fax: (85) 3021-1818 FILIAL: Av. Santos Dumont, 1740 - Sala 1112/1114 Aldeota - Fortaleza CE - CEP:60.150-161 Fone/Fax: (85) 3021-1818 www.techproj.com.br contato@techproj.com.br		
Obra: Rodovia de Contorno Leste Ligando as CE - 423 e CE - 085		Folha: E36
Cliente: Prefeitura Municipal de São Gonçalo do Amarante	Desenho: Vanderson Gomes	Local: São Gonçalo do Amarante/CE
		Data: Agosto/2017