




1 Diagrama Unifilar - QDL 21
ESCALA 1 : 125

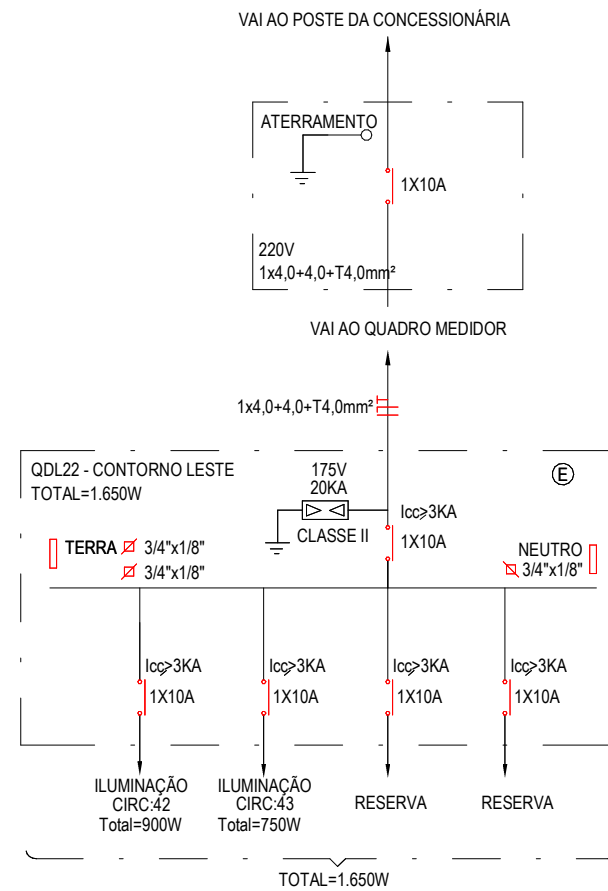

2 Diagrama Unifilar - QDL 22
ESCALA 1 : 125

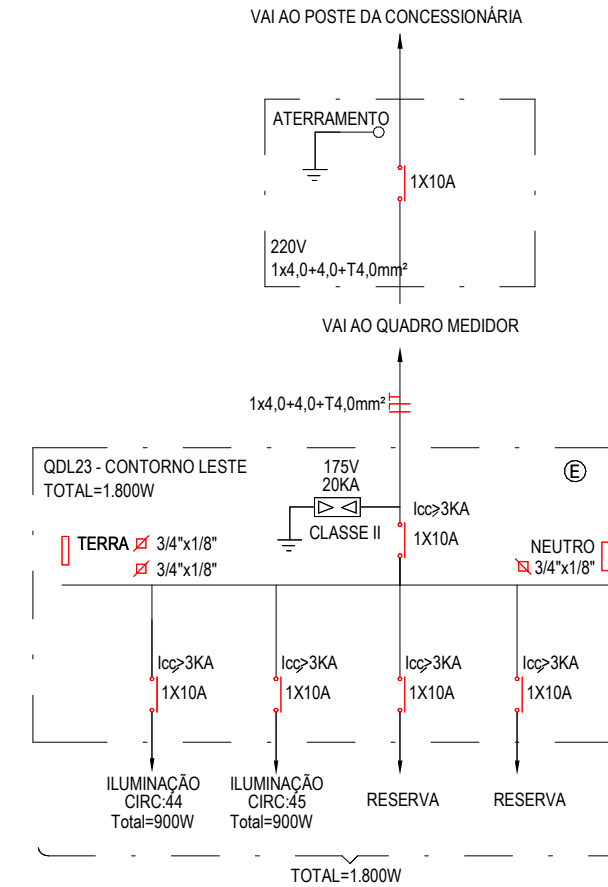

3 Diagrama Unifilar - QDL 23
ESCALA 1 : 125

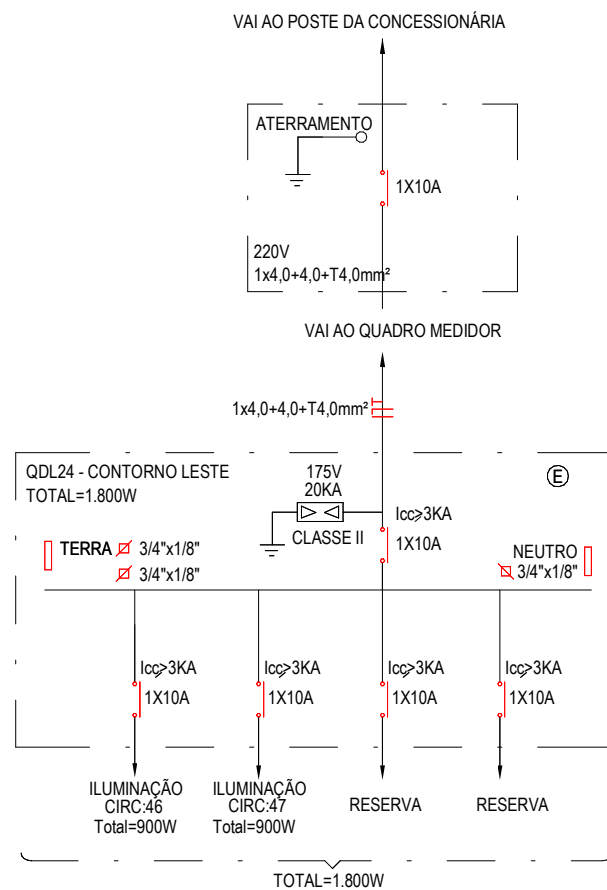

4 Diagrama Unifilar - QDL 24
ESCALA 1 : 125

02		
01		
Revisão:	Data:	Descrição:
		MATRIZ: Rua Santa Cecília, 84 - Sala 09 Centro - Eusébio CE - CEP:61.760-000 Fone/Fax: (85) 3021-1818 www.techproj.com.br contato@techproj.com.br
FILIAL: Av. Santos Dumont, 1740 - Sala 1112/1114 Aldeota - Fortaleza CE - CEP:60.150-161 Fone/Fax: (85) 3021-1818		Folha: E38
Obra: Rodovia de Contorno Leste Ligando as CE - 423 e CE - 085		Projeto: Instalações Elétricas
Cliente: Prefeitura Municipal de São Gonçalo do Amarante		Desenho: Vanderson Gomes
		Local: São Gonçalo do Amarante/CE
		Data: Agosto/2017