



LEGENDA DOS POSTES		LEGENDA	
PE	INDICAÇÃO DE POSTE EXISTENTE		ELETRODUTO FLEXÍVEL, COM BITOLA MÍNIMA DE 1", PASSANDO VIA AÉREA PARA ELETRICIDADE
PP	INDICAÇÃO DE POSTE PROJETADO		ELETRODUTO FLEXÍVEL, COM BITOLA MÍNIMA DE 1", PASSANDO PELO PISO PARA ELETRICIDADE
			CONDUTORES FASE, NEUTRO E TERRA, RESPECTIVAMENTE
			Nº DE CIMA - Nº DO CIRCUITO - SEÇÃO NOMINAL DO ELETRODUTO, EM POLEGADAS
			INDICAÇÃO DOS CIRCUITOS DE ILUMINAÇÃO / TOMADAS / REFLETOR E LUZ EXTERNA / AR CONDICIONADO
			POSTE COM LUMINÁRIA LED, DUAS PÉTALAS, DE 150W DE POTÊNCIA CADA.
			POSTE COM LUMINÁRIA LED, UMA PÉTALA, DE 150W DE POTÊNCIA CADA.
			POSTE DE CONCRETO COM QUADRO DE DISTRIBUIÇÃO E MEDIDOR DA CONCESSIONÁRIA.
			CAIXA DE PASSAGEM, NO PISO, EM ALVENARIA 40x40x40CM COM 10CM DE BRITA COM HASTE PARA ATERRAMENTO
			HASTE DE TERRA QUE VEM COM A FIAÇÃO DE 50MM² DO QUADRO DE ATERRAMENTO

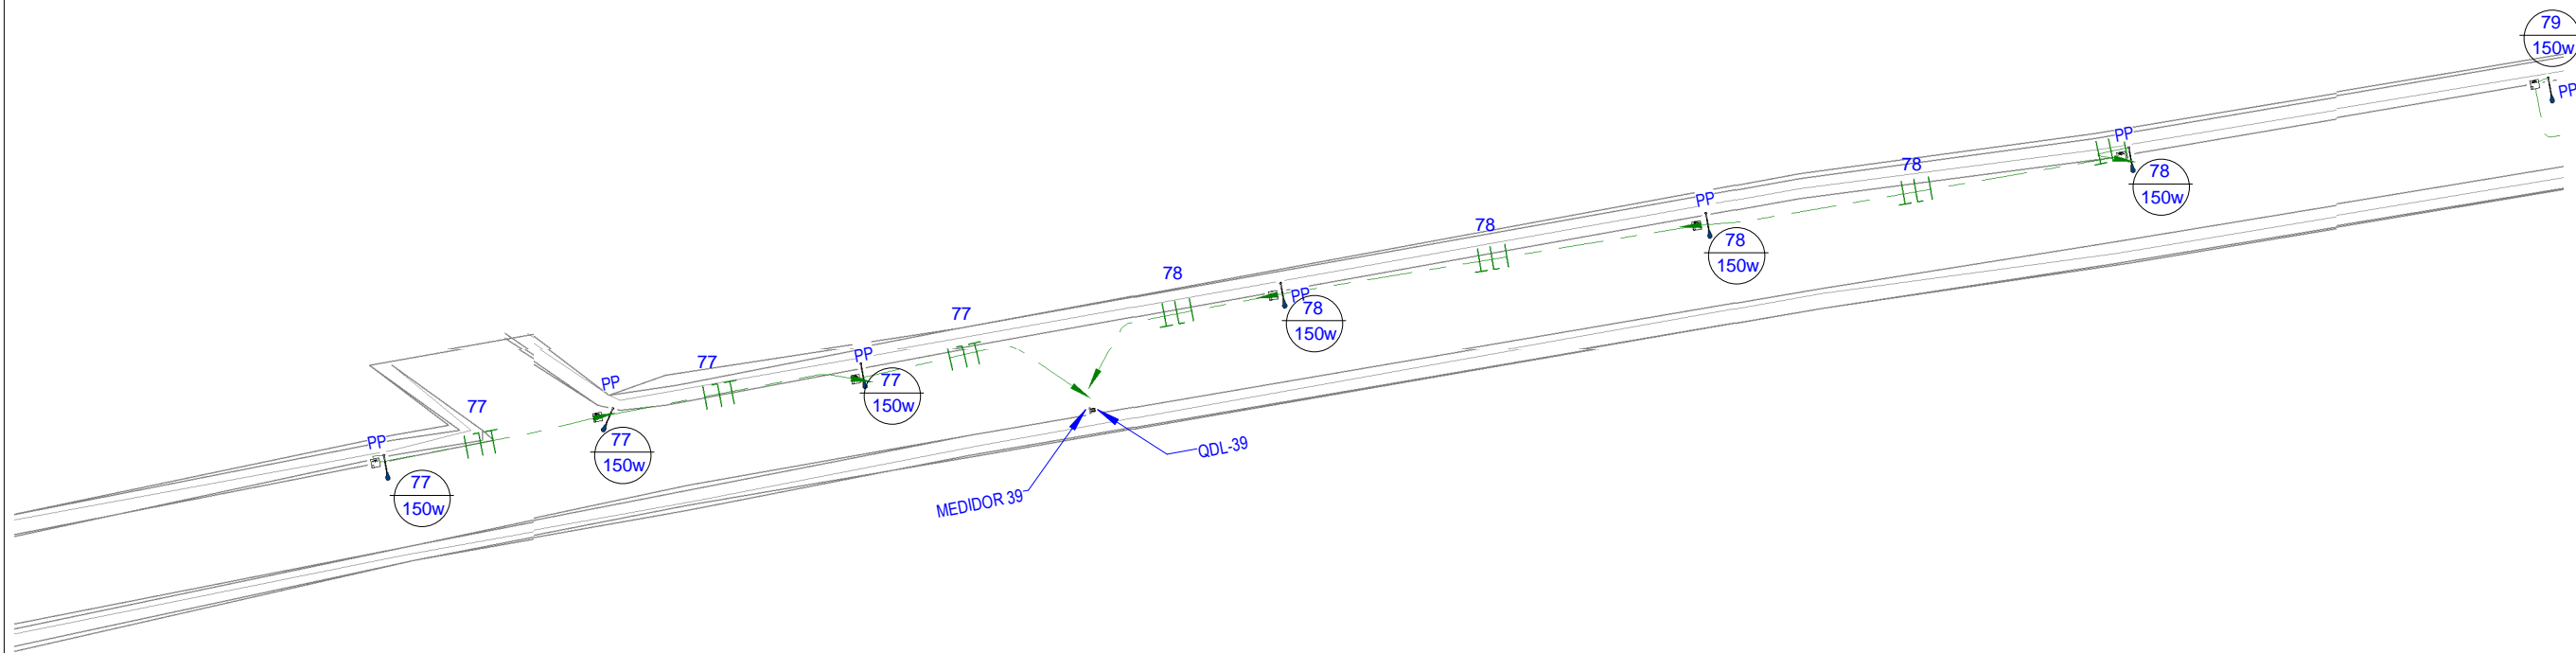

**1** Planta Baixa - Iluminação - Trecho 46  
ESCALA 1 : 500

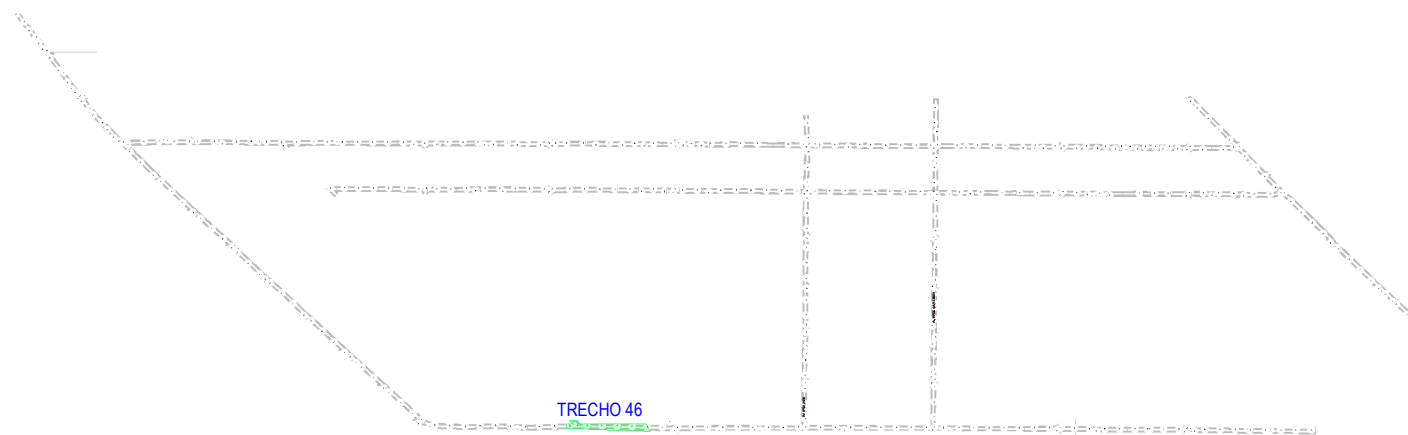

**2** PLANTA CHAVE 46  
ESCALA 1 : 15000

02		
01		
Revisão:	Data:	Descrição:
		MATRIZ: Rua Santa Cecília, 84 - Sala 09 Centro - Eusébio CE - CEP:61.760-000 Fone/Fax: (85) 3021-1818 www.techproj.com.br   contato@techproj.com.br
		FILIAL: Av. Santos Dumont, 1740 - Sala 1112/1114 Aldeota - Fortaleza CE - CEP:60.150-161 Fone/Fax: (85) 3021-1818
Folha: <b>E45</b>		
Obra: <b>Pavimentação em Diversas Ruas na Localidade da Taiba</b>		Projeto: <b>Instalações Elétricas</b>
Cliente: <b>Prefeitura de São Gonçalo do Amarante</b>	Desenho: <b>Vanderson Gomes</b>	Local: <b>São Gonçalo do Amarante/CE</b>
		Data: <b>Agosto/2017</b>