



| LEGENDA DOS POSTES | |
|--------------------|------------------------------|
| PE | INDICAÇÃO DE POSTE EXISTENTE |
| PP | INDICAÇÃO DE POSTE PROJETADO |

| LEGENDA | |
|---------|--|
| | ELETRODUTO FLEXÍVEL, COM BITOLA MÍNIMA DE 1", PASSANDO VIA AÉREA PARA ELETRICIDADE |
| | ELETRODUTO FLEXÍVEL, COM BITOLA MÍNIMA DE 1", PASSANDO PELO PISO PARA ELETRICIDADE |
| | CONDUTORES FASE, NEUTRO E TERRA, RESPECTIVAMENTE |
| | Nº DE CIMA - Nº DO CIRCUITO - SEÇÃO NOMINAL DO ELETRODUTO, EM POLEGADAS |
| | INDICAÇÃO DOS CIRCUITOS DE ILUMINAÇÃO / TOMADAS / REFLETOR E LUZ EXTERNA / AR CONDICIONADO |
| | POSTE COM LUMINÁRIA LED, DUAS PÉTALAS, DE 150W DE POTÊNCIA CADA. |
| | POSTE COM LUMINÁRIA LED, UMA PÉTALA, DE 150W DE POTÊNCIA CADA. |
| | POSTE DE CONCRETO COM QUADRO DE DISTRIBUIÇÃO E MEDIDOR DA CONCESSIONÁRIA. |
| | CAIXA DE PASSAGEM, NO PISO, EM ALVENARIA 40x40x40CM COM 10CM DE BRITA COM HASTE PARA ATERRAMENTO |
| | HASTE DE TERRA QUE VEM COM A FIAÇÃO DE 50MM² DO QUADRO DE ATERRAMENTO |

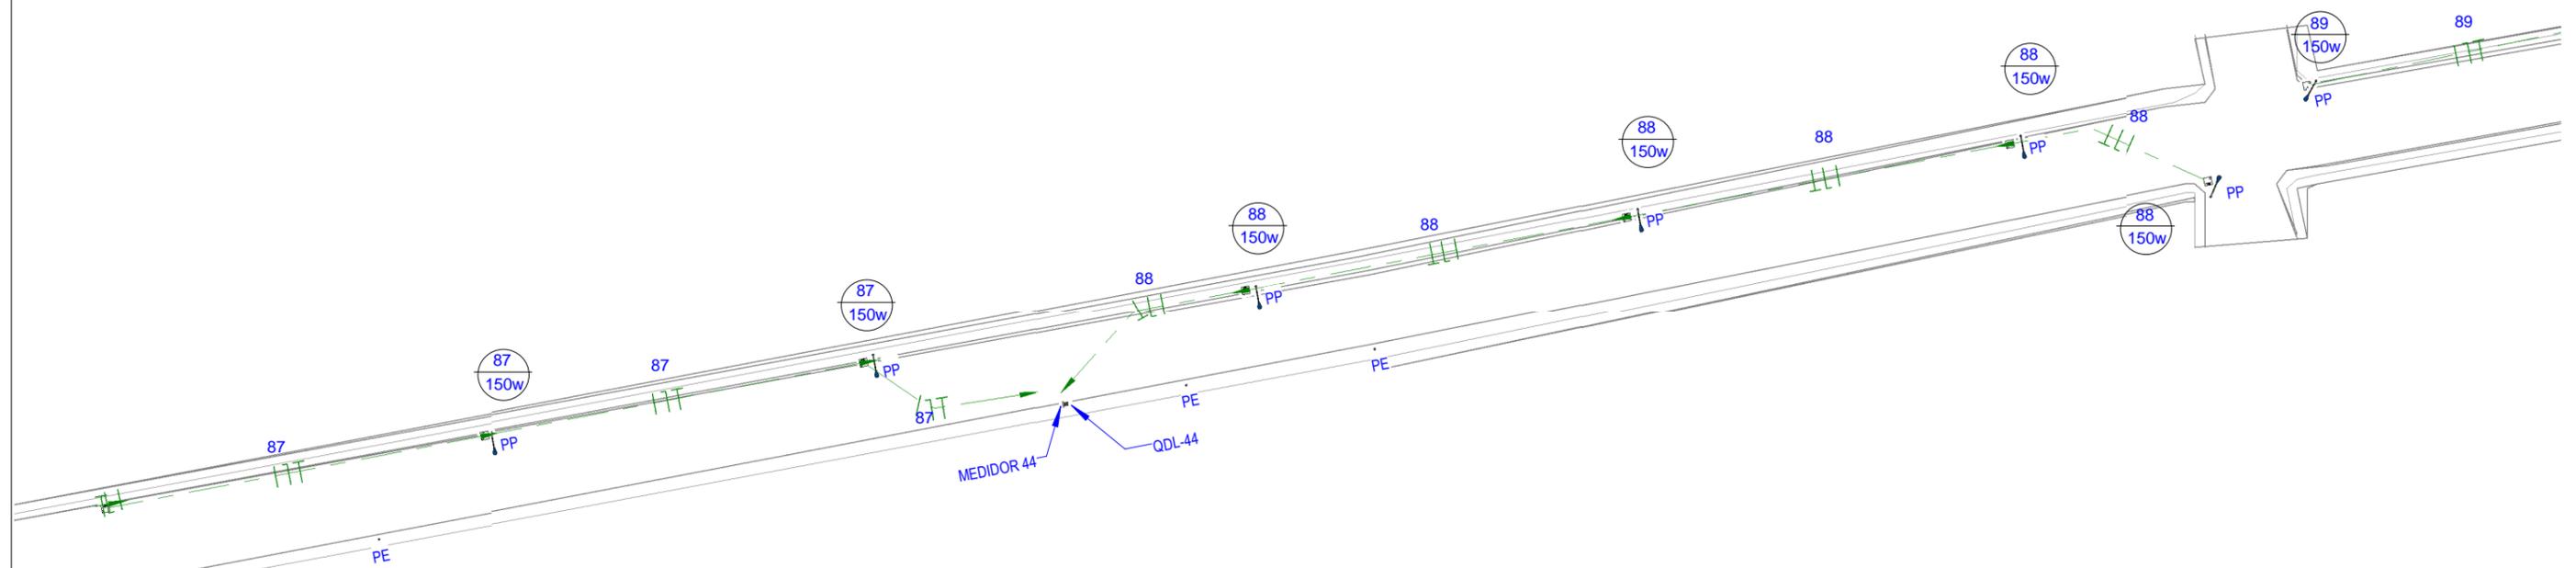

1 Planta Baixa - Iluminação - Trecho 51
ESCALA 1 : 500

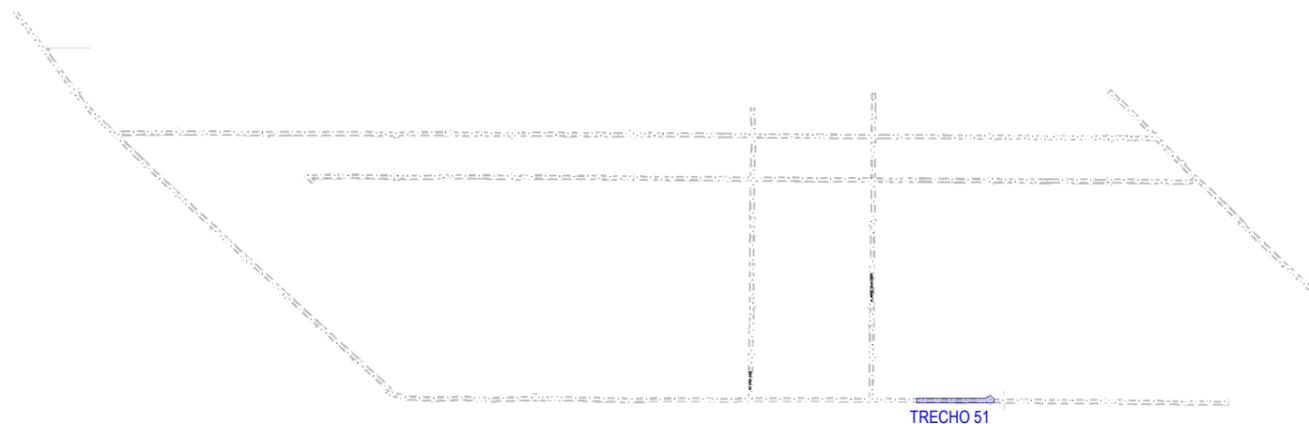

2 PLANTA CHAVE 51
ESCALA 1 : 15000

| | | |
|---|------------------------------------|--|
| 02 | | |
| 01 | | |
| Revisão: | Data: | Descrição: |
|  | | MATRIZ: Rua Santa Cecília, 84 - Sala 09 Centro - Eusébio CE - CEP: 61.760-000 Fone/Fax: (85) 3021-1818 www.techproj.com.br contato@techproj.com.br |
| | | FILIAL: Av. Santos Dumont, 1740 - Sala 1112/1114 Aldeota - Fortaleza CE - CEP: 60.150-161 Fone/Fax: (85) 3021-1818 |
| Obra: Pavimentação em Diversas Ruas na Localidade da Taiba | | Folha: E50 |
| Projeto: Instalações Elétricas | | |
| Cliente: Prefeitura de São Gonçalo do Amarante | Desenho: Vanderson Gomes | Local: São Gonçalo do Amarante/CE |
| | | Data: Agosto/2017 |