
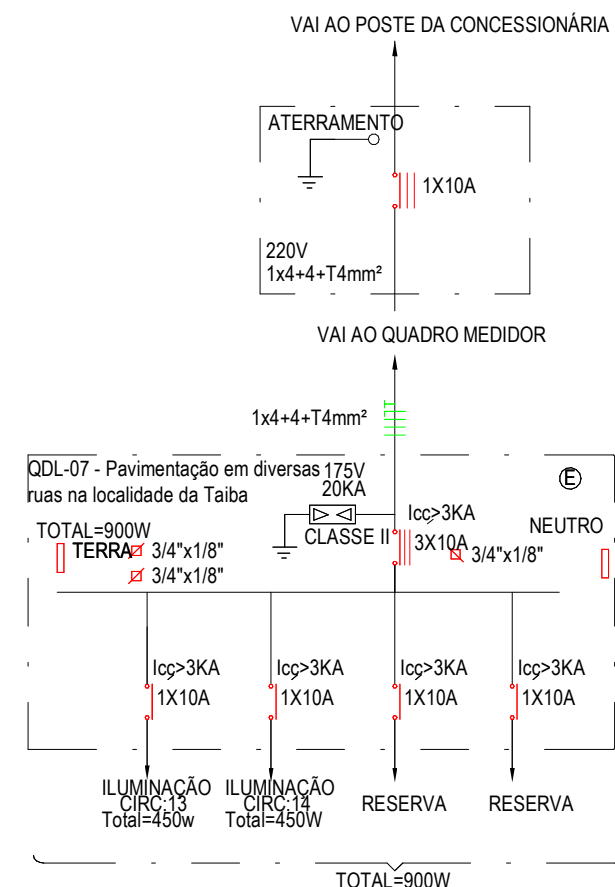
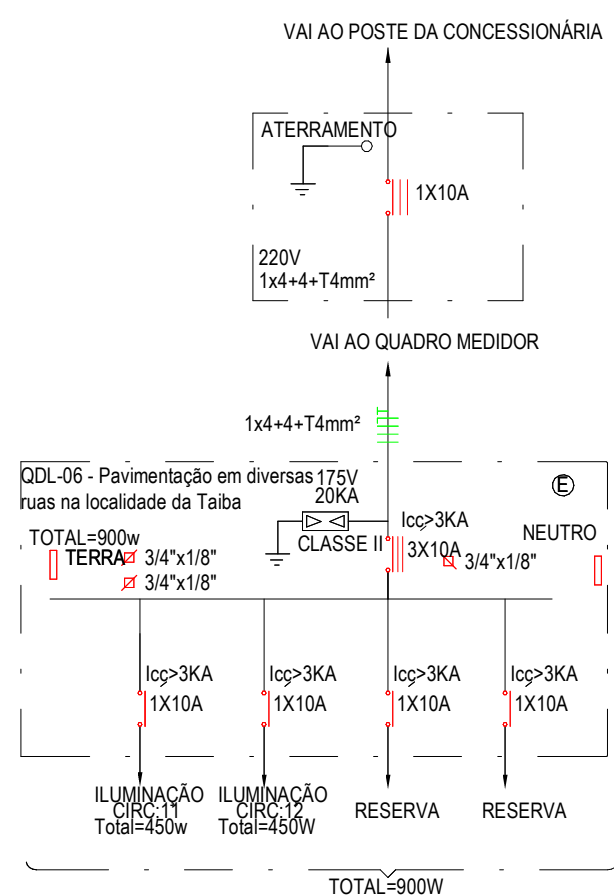


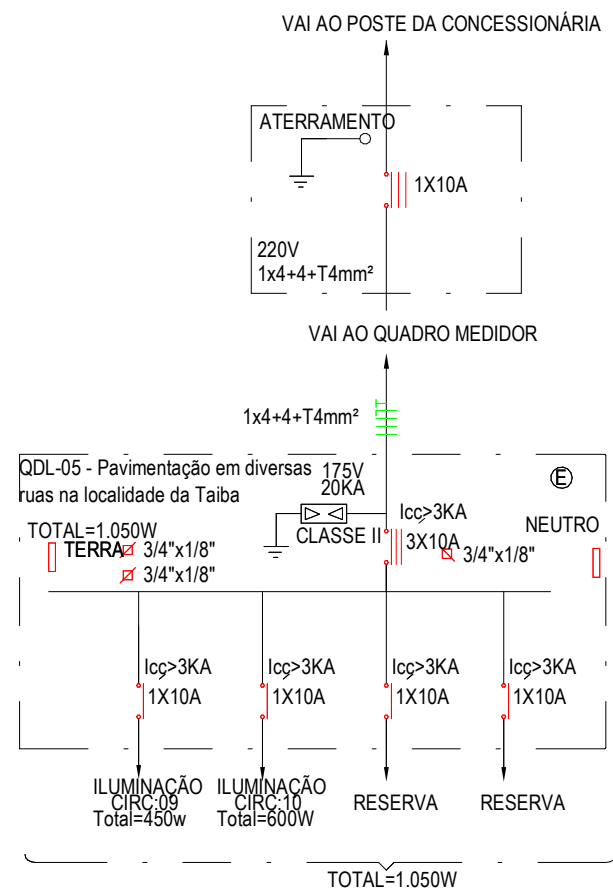

1 DIAGRAMA UNIFILAR - QDL-05

ESCALA 1 : 125


VAI AO POSTE DA CONCESSIONÁRIA

2 DIAGRAMA UNIFILAR - QDL-06

ESCALA 1 : 125

3 DIAGRAMA UNIFILAR - QDL-07

ESCALA 1 : 125

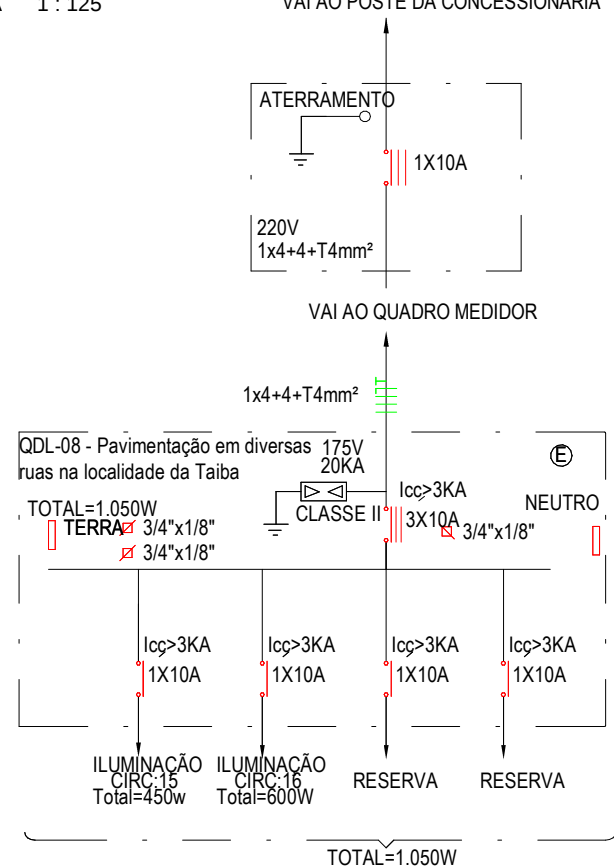

4 DIAGRAMA UNIFILAR - QDL-08

ESCALA 1 : 125

02		
01		
Revisão:	Data:	Descrição:
 MATRIZ: Rua Santa Cecília, 84 - Sala 09 Centro - Eusébio CE - CEP:61.760-000 Fone/Fax: (85) 3021-1818 www.techproj.com.br contato@techproj.com.br FILIAL: Av. Santos Dumont, 1740 - Sala 1112/1114 Aldeota - Fortaleza CE - CEP:60.150-161 Fone/Fax: (85) 3021-1818		
Obra: Pavimentação em Diversas Ruas na Localidade da Taiba		Folha: E61
Cliente: Prefeitura de São Gonçalo do Amarante	Desenho: Vanderson Gomes	Local: São Gonçalo do Amarante/CE
		Data: Agosto/2017