

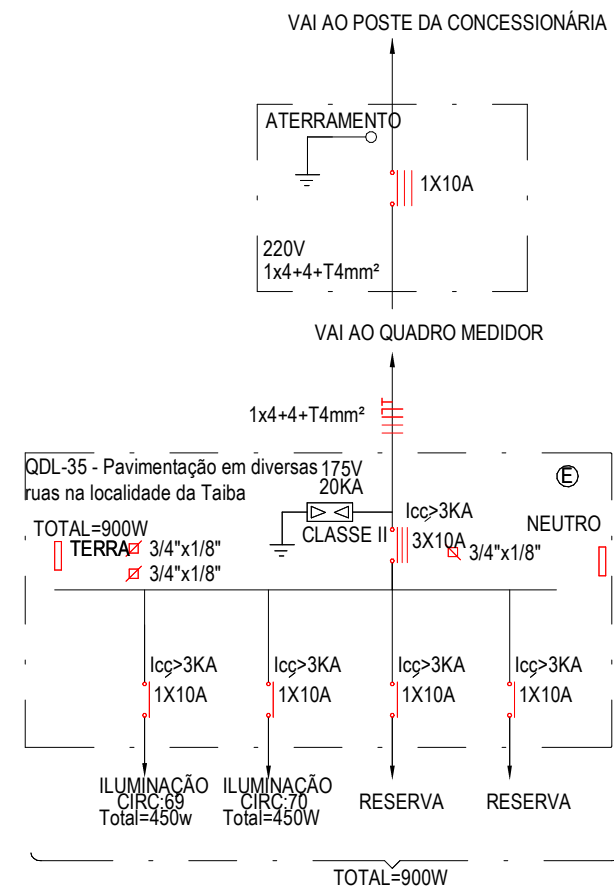
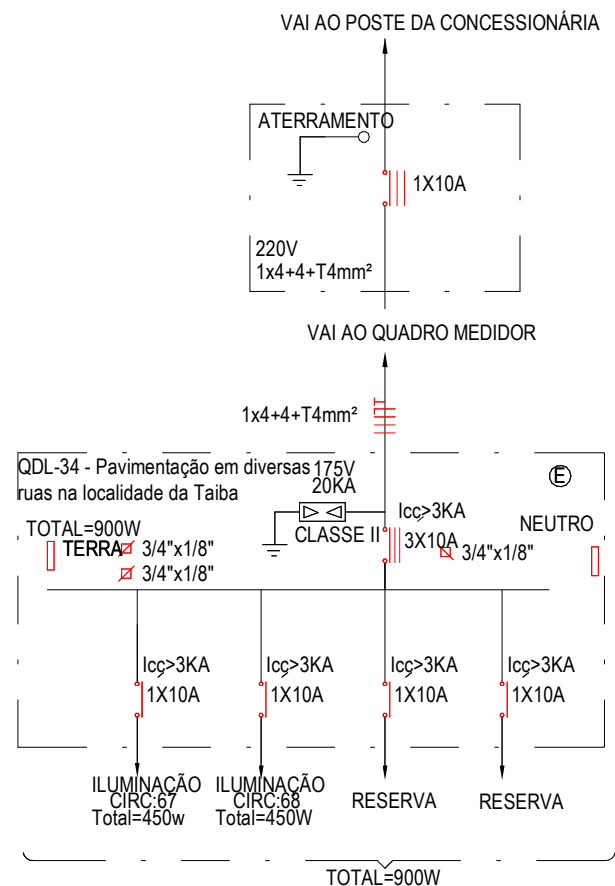


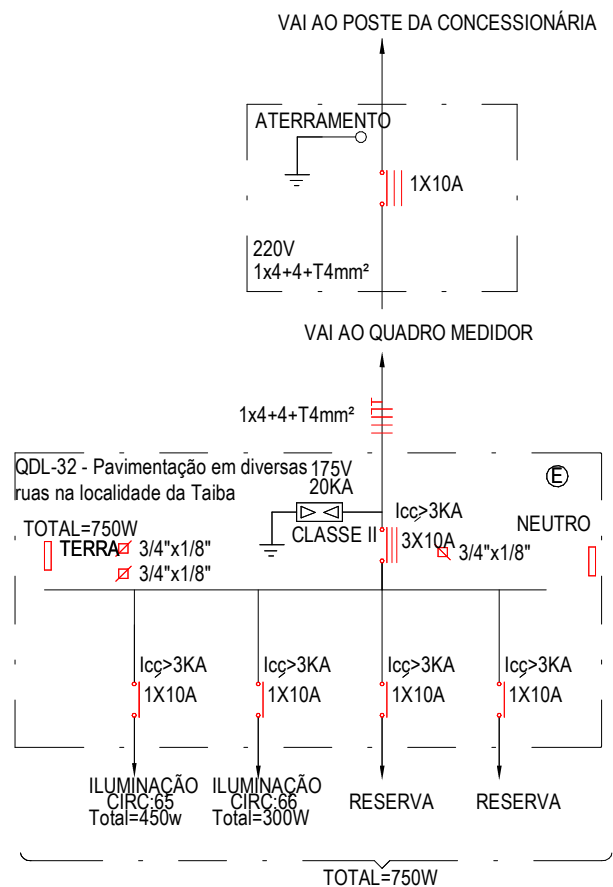

1 DIAGRAMA UNIFILAR - QDL-33  
ESCALA 1 : 125

2 DIAGRAMA UNIFILAR - QDL-34  
ESCALA 1 : 125

3 DIAGRAMA UNIFILAR - QDL-35  
ESCALA 1 : 125

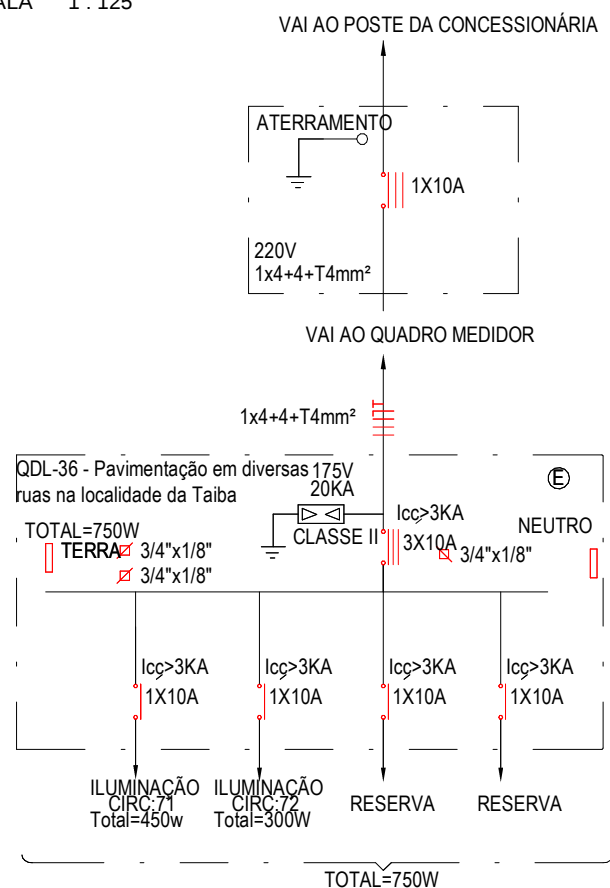

4 DIAGRAMA UNIFILAR - QDL-36  
ESCALA 1 : 125

|                                                                                                                                                                                                                                                                                                                                                                                                                                                                   |                                        |                                                 |
|-------------------------------------------------------------------------------------------------------------------------------------------------------------------------------------------------------------------------------------------------------------------------------------------------------------------------------------------------------------------------------------------------------------------------------------------------------------------|----------------------------------------|-------------------------------------------------|
| 02                                                                                                                                                                                                                                                                                                                                                                                                                                                                |                                        |                                                 |
| 01                                                                                                                                                                                                                                                                                                                                                                                                                                                                |                                        |                                                 |
| Revisão:                                                                                                                                                                                                                                                                                                                                                                                                                                                          | Data:                                  | Descrição:                                      |
| <div>  <div> <p>MATRIZ:</p> <p>Rua Santa Cecília, 84 - Sala 09</p> <p>Centro - Eusébio CE - CEP:61.760-000</p> <p>Fone/Fax: (85) 3021-1818</p> <p>www.techproj.com.br   contato@techproj.com.br</p> </div> <div> <p>FILIAL:</p> <p>Av. Santos Dumont, 1740 - Sala 1112/1114</p> <p>Aldeota - Fortaleza CE - CEP:60.150-161</p> <p>Fone/Fax: (85) 3021-1818</p> </div> </div> |                                        |                                                 |
| <p>Obra:</p> <p>Pavimentação em Diversas Ruas na Localidade da Taiba</p>                                                                                                                                                                                                                                                                                                                                                                                          |                                        | <p>Folha:</p> <p>E68</p>                        |
| <p>Cliente:</p> <p>Prefeitura de São Gonçalo do Amarante</p>                                                                                                                                                                                                                                                                                                                                                                                                      | <p>Desenho:</p> <p>Vanderson Gomes</p> | <p>Projeto:</p> <p>Instalações Elétrico</p>     |
|                                                                                                                                                                                                                                                                                                                                                                                                                                                                   |                                        | <p>Local:</p> <p>São Gonçalo do Amarante/CE</p> |
|                                                                                                                                                                                                                                                                                                                                                                                                                                                                   |                                        | <p>Data:</p> <p>Agosto/2017</p>                 |