


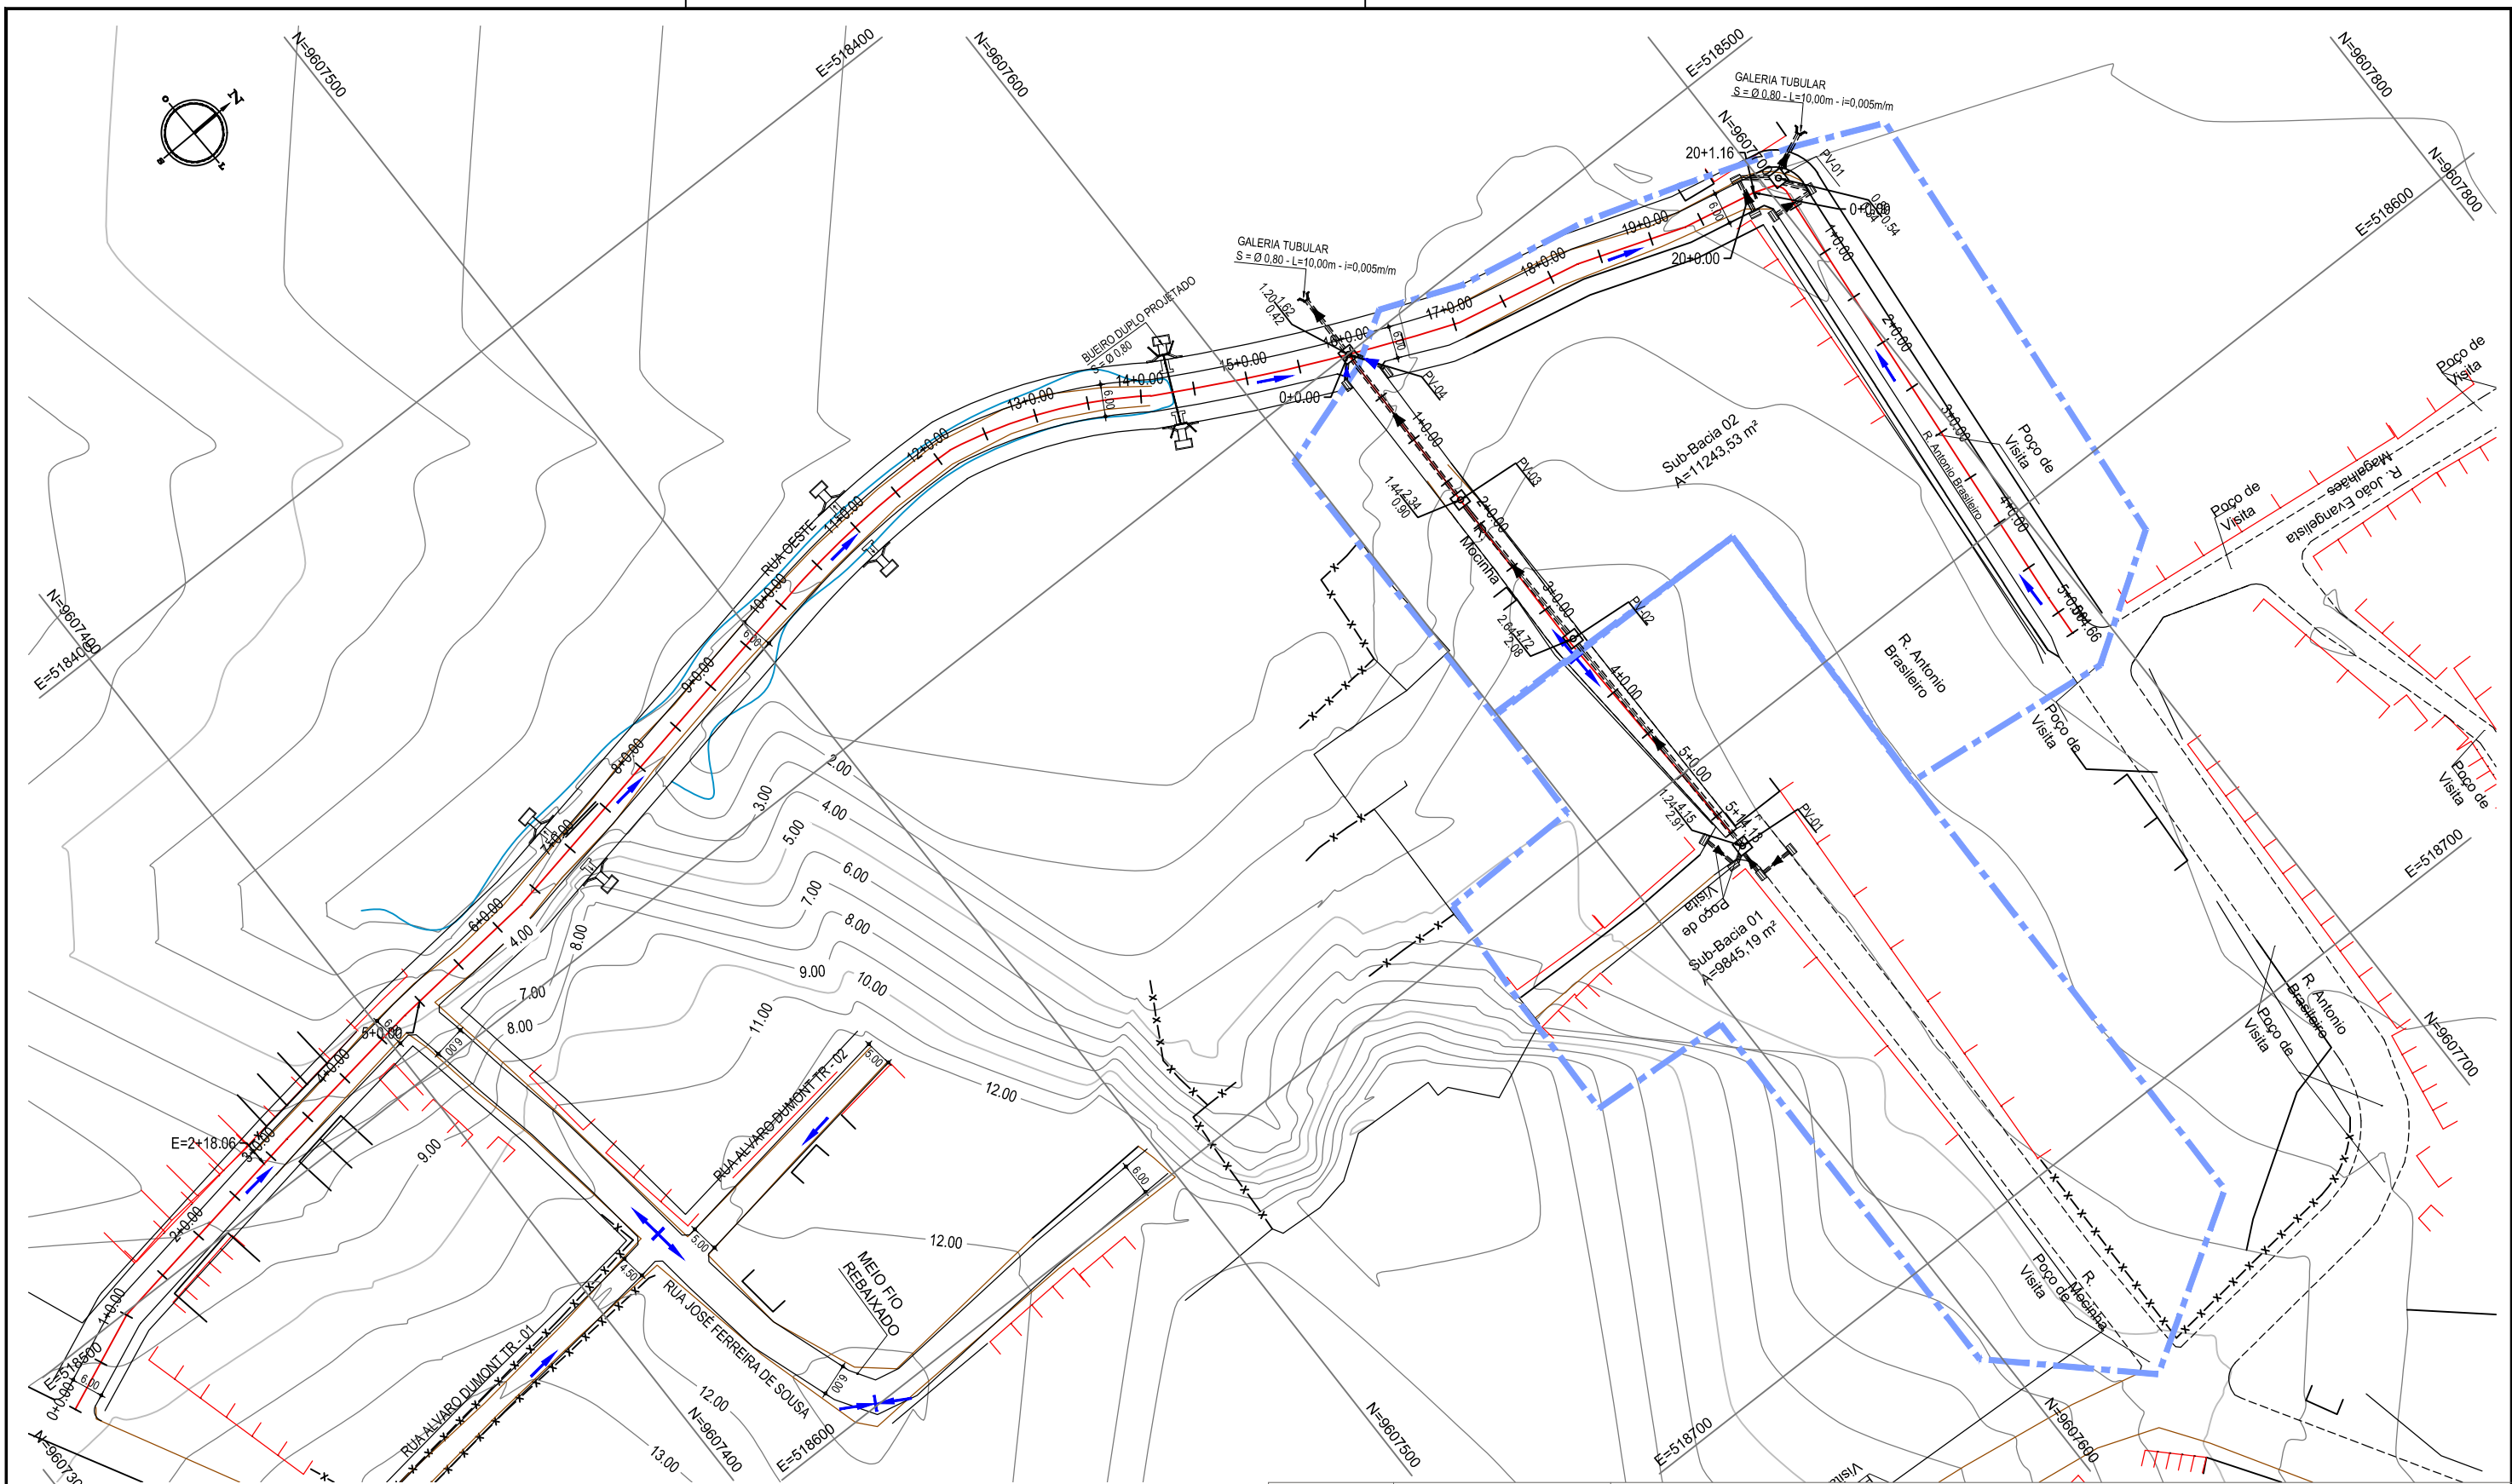

01 PLANTA BAIXA 01
ESCALA: 1/1500

Legenda:

- MEIO-FIO
- BORDO DA ESTRADA
- CERCA
- EDIFICAÇÕES
- ALINHAMENTO / ESTAQUEAMENTO
- LINHA DE DEMARCAÇÃO DA BACIA HIDROGRÁFICA

02		
01		
Revisão:	Data:	Descrição:
 MATRIZ: Rua Santa Cecília, 84 - Sala 09 Centro - Eusébio CE - CEP:61.760-000 Fone/Fax: (85) 3021-1818 www.techproj.com.br contato@techproj.com.br FILIAL: Av. Santos Dumont, 1740 - Sala 1112/1114 Aldeota - Fortaleza CE - CEP:60.150-161 Fone/Fax: (85) 3021-1818 Folha: 19		
Obra: Pav. Avenida do Contorno Oeste - Pecém		Projeto: Bacias Hidrográficas
Cliente: Prefeitura de São Gonçalo do Amarante	Desenho: Crislon S.	Data: Jul./ 2017