



LEGENDA DOS POSTES		LEGENDA	
PE	INDICAÇÃO DE POSTE EXISTENTE	—	ELETRODUTO FLEXÍVEL, COM BITOLA MÍNIMA DE 1", PASSANDO VIA AÉREA PARA ELETRICIDADE
PP	INDICAÇÃO DE POSTE PROJETADO	—	ELETRODUTO FLEXÍVEL, COM BITOLA MÍNIMA DE 1", PASSANDO PELO PISO PARA ELETRICIDADE
		— — —	CONDUTORES FASE, NEUTRO E TERRA, RESPECTIVAMENTE
		00 — — — 200	Nº DE CIMA - Nº DO CIRCUITO - SEÇÃO NOMINAL DO ELETRODUTO, EM POLEGADAS
		1 2 3 4 ...	INDICAÇÃO DOS CIRCUITOS DE ILUMINAÇÃO / TOMADAS / REFLETOR E LUZ EXTERNA / AR CONDICIONADO
		— — —	POSTE COM LUMINÁRIA LED, DUAS PÉTALAS, DE 150W DE POTÊNCIA CADA.
		— — —	POSTE COM LUMINÁRIA LED, UMA PÉTALA, DE 150W DE POTÊNCIA CADA.
		— — —	POSTE DE CONCRETO COM QUADRO DE DISTRIBUIÇÃO E MEDIDOR DA CONCESSIONÁRIA.
		— — —	CAIXA DE PASSAGEM, NO PISO, EM ALVENARIA 40x40x40CM COM 10CM DE BRITA COM HASTE PARA ATERRAMENTO
		— — —	HASTE DE TERRA QUE VEM COM A FIAÇÃO DE 50MM² DO QUADRO DE ATERRAMENTO

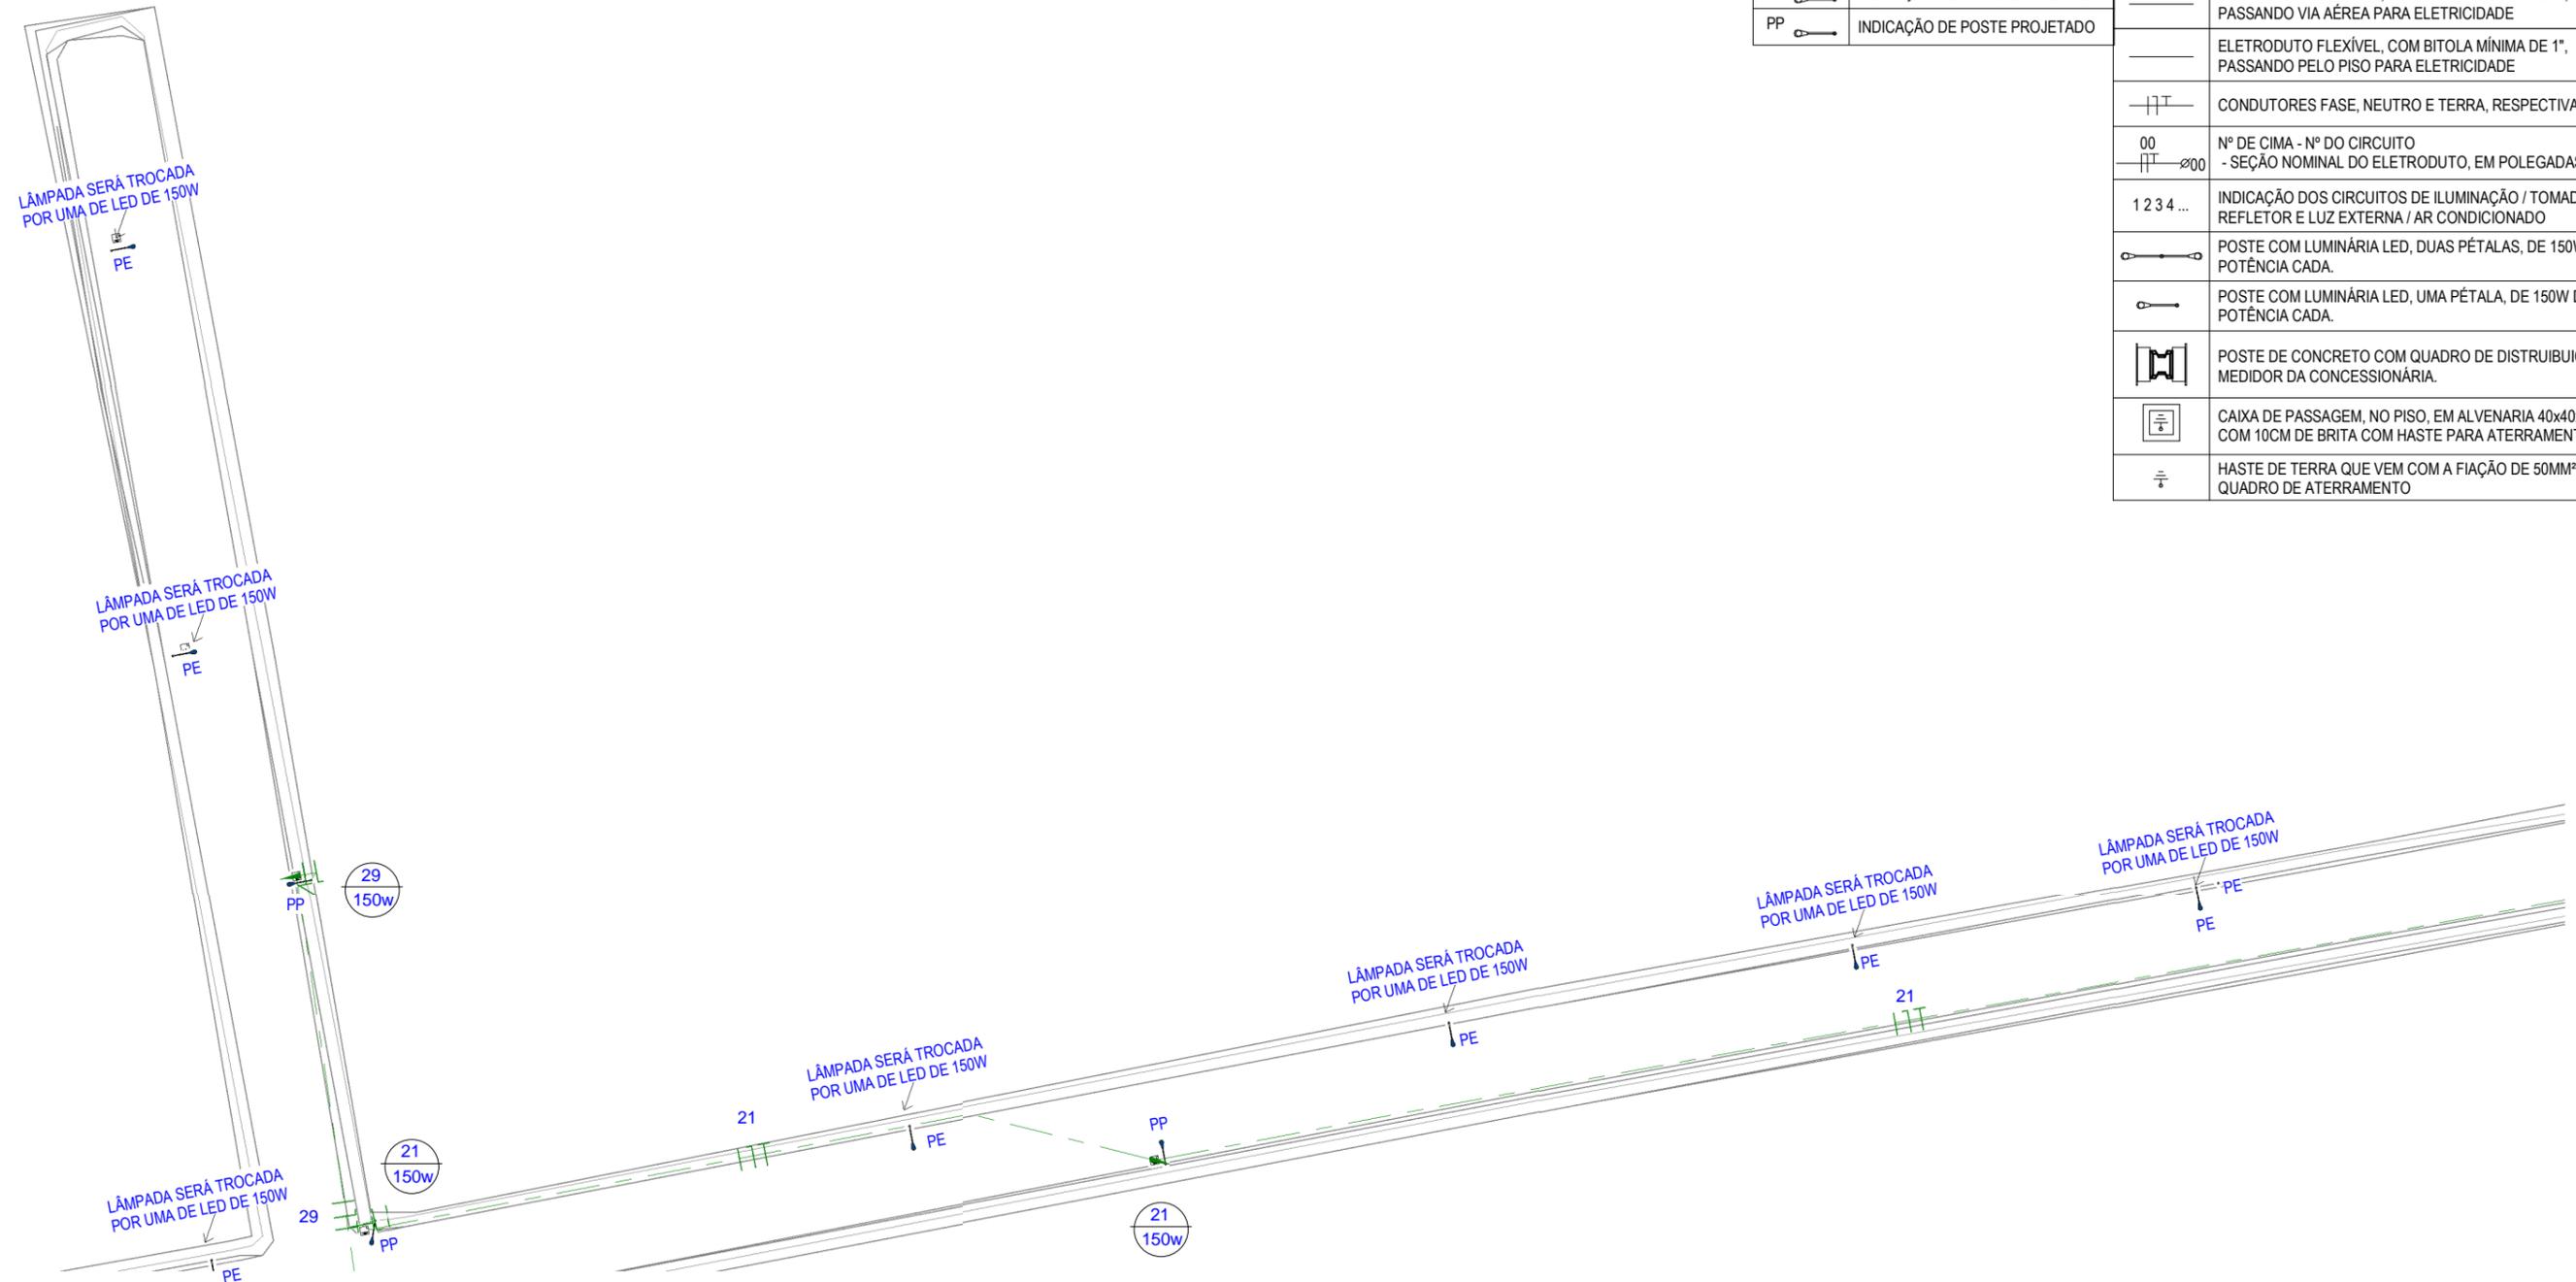

**1** Planta Baixa - Iluminação - Trecho 14  
ESCALA 1 : 500

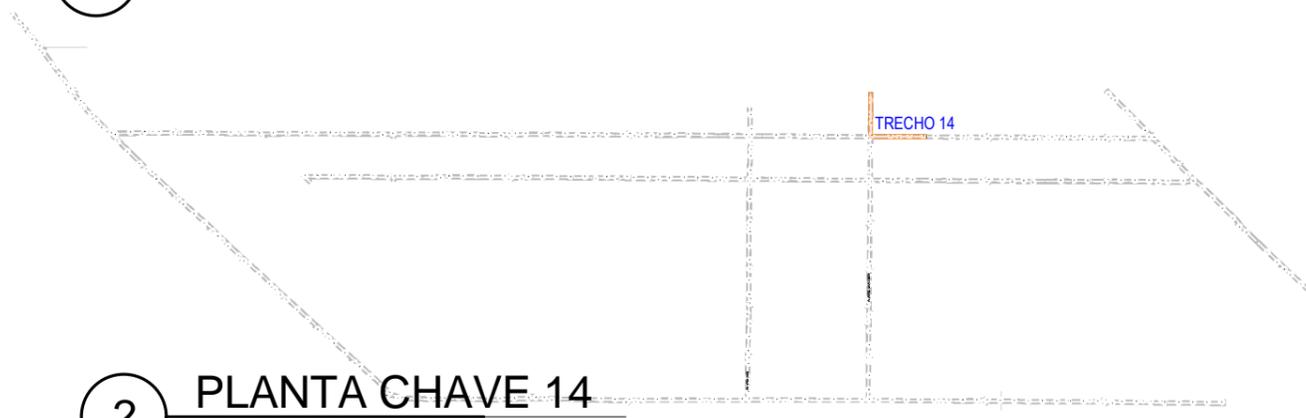

**2** PLANTA CHAVE 14  
ESCALA 1 : 15000

02		
01		
Revisão:	Data:	Descrição:
		MATRIZ: Rua Santa Cecília, 84 - Sala 09 Centro - Eusébio CE - CEP:61.760-000 Fone/Fax: (85) 3021-1818 www.techproj.com.br   contato@techproj.com.br
		FILIAL: Av. Santos Dumont, 1740 - Sala 1112/1114 Aldeota - Fortaleza CE - CEP:60.150-161 Fone/Fax: (85) 3021-1818
Folha: <b>E14</b>		
Obra: Pavimentação em Diversas Ruas na Localidade da Taiba		Projeto: Instalações Elétricas
Cliente: Prefeitura de São Gonçalo do Amarante	Desenho: Vanderson Gomes	Local: São Gonçalo do Amarante/CE Data: Agosto/2017