



| LEGENDA DOS POSTES | | LEGENDA | |
|--------------------|------------------------------|---------|--|
| PE | INDICAÇÃO DE POSTE EXISTENTE | | ELETRODUTO FLEXÍVEL, COM BITOLA MÍNIMA DE 1", PASSANDO VIA AÉREA PARA ELETRICIDADE |
| PP | INDICAÇÃO DE POSTE PROJETADO | | ELETRODUTO FLEXÍVEL, COM BITOLA MÍNIMA DE 1", PASSANDO PELO PISO PARA ELETRICIDADE |
| | | | CONDUTORES FASE, NEUTRO E TERRA, RESPECTIVAMENTE |
| | | | Nº DE CIMA - Nº DO CIRCUITO - SEÇÃO NOMINAL DO ELETRODUTO, EM POLEGADAS |
| | | | INDICAÇÃO DOS CIRCUITOS DE ILUMINAÇÃO / TOMADAS / REFLETOR E LUZ EXTERNA / AR CONDICIONADO |
| | | | POSTE COM LUMINÁRIA LED, DUAS PÉTALAS, DE 150W DE POTÊNCIA CADA. |
| | | | POSTE COM LUMINÁRIA LED, UMA PÉTALA, DE 150W DE POTÊNCIA CADA. |
| | | | POSTE DE CONCRETO COM QUADRO DE DISTRIBUIÇÃO E MEDIDOR DA CONCESSIONÁRIA. |
| | | | CAIXA DE PASSAGEM, NO PISO, EM ALVENARIA 40x40x40CM COM 10CM DE BRITA COM HASTE PARA ATERRAMENTO |
| | | | HASTE DE TERRA QUE VEM COM A FIAÇÃO DE 50MM² DO QUADRO DE ATERRAMENTO |

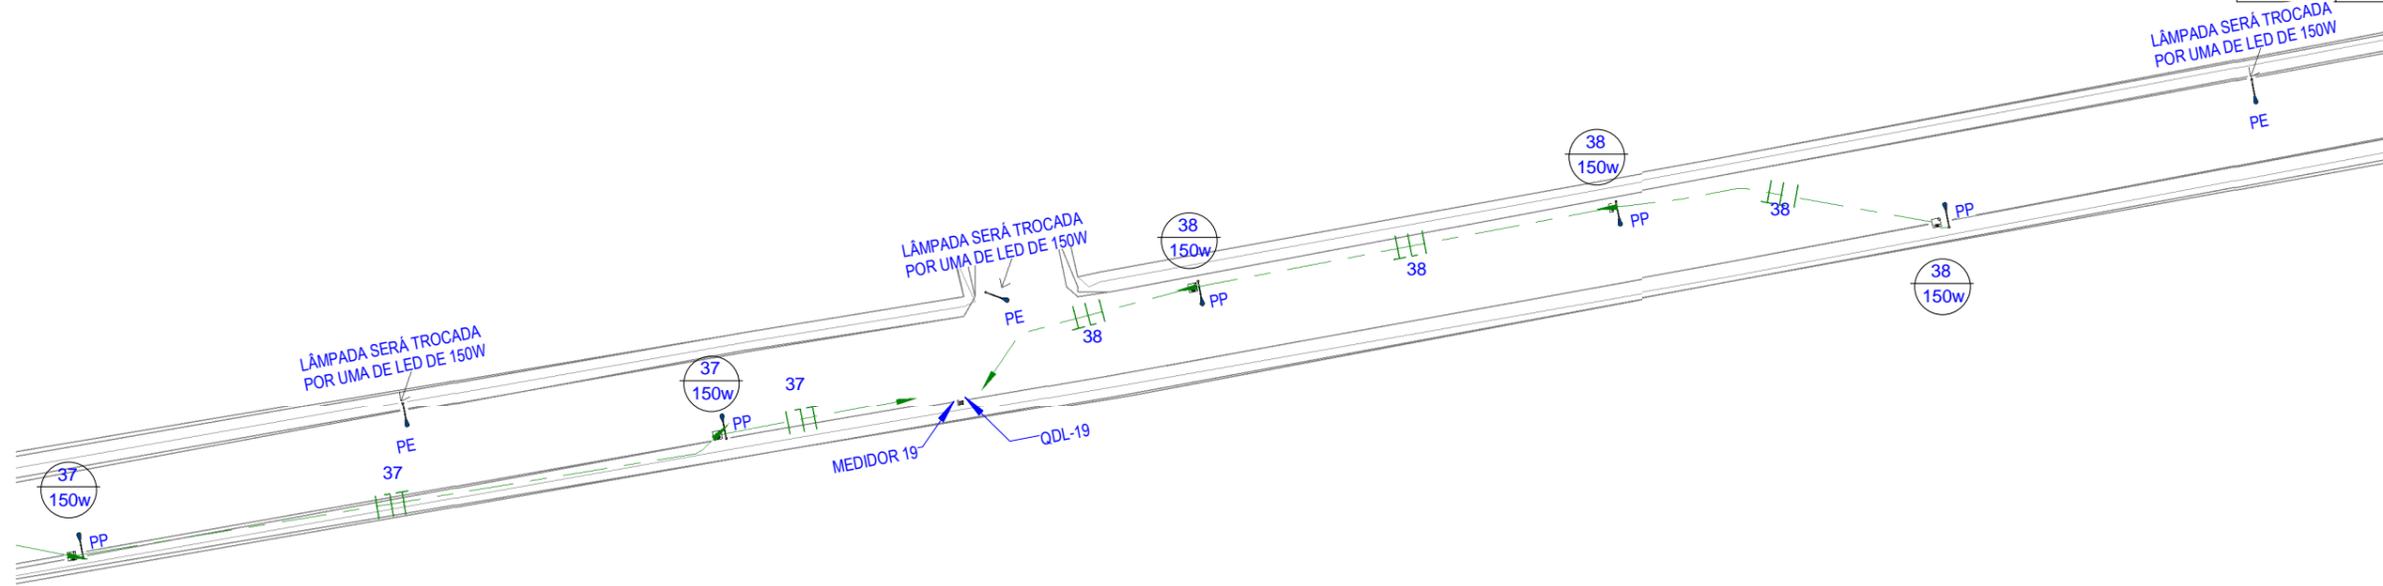

1 Planta Baixa - Iluminação - Trecho 25
ESCALA 1 : 500

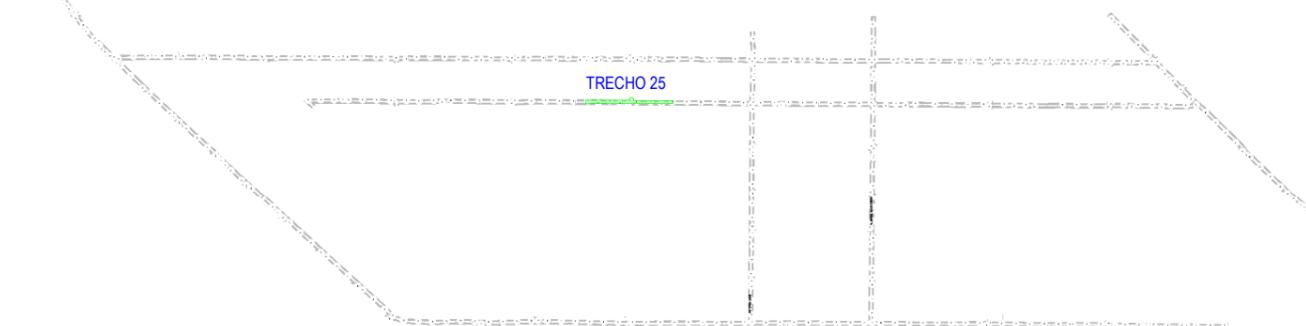

2 PLANTA CHAVE 25
ESCALA 1 : 15000

| | | |
|--|------------------------------------|---|
| 02 | | |
| 01 | | |
| Revisão: | Data: | Descrição: |
| | | MATRIZ: Rua Santa Cecília, 84 - Sala 09 Centro - Eusébio CE - CEP:61.760-000 Fone/Fax: (85) 3021-1818 www.techproj.com.br contato@techproj.com.br |
| | | FILIAL: Av. Santos Dumont, 1740 - Sala 1112/1114 Aldeota - Fortaleza CE - CEP:60.150-161 Fone/Fax: (85) 3021-1818 |
| Folha: E25 | | |
| Obra: Pavimentação em Diversas Ruas na Localidade da Taiba | | Projeto: Instalações Elétricas |
| Cliente: Prefeitura de São Gonçalo do Amarante | Desenho: Vanderson Gomes | Local: São Gonçalo do Amarante/CE |
| | | Data: Agosto/2017 |