




LEGENDA	
	ELETRODUTO FLEXÍVEL, COM BITOLA MÍNIMA DE 1", PASSANDO VIA AÉREA PARA ELETRICIDADE
	ELETRODUTO FLEXÍVEL, COM BITOLA MÍNIMA DE 1", PASSANDO PELO PISO PARA ELETRICIDADE
	CONDUTORES FASE, NEUTRO E TERRA, RESPECTIVAMENTE
00 	Nº DE CIMA - Nº DO CIRCUITO - SEÇÃO NOMINAL DO ELETRODUTO, EM POLEGADAS
1 2 3 4 ...	INDICAÇÃO DOS CIRCUITOS DE ILUMINAÇÃO / TOMADAS / REFLETOR E LUZ EXTERNA / AR CONDICIONADO
	POSTE DE CONCRETO COM LUMINÁRIA LED, UMA PÉTALA, COM ALTURA DE 10 METROS E 150W DE POTÊNCIA.
	POSTE DE CONCRETO COM QUADRO DE DISTRIBUIÇÃO E MEDIDOR DA CONCESSIONÁRIA.
	CAIXA DE PASSAGEM, NO PISO, EM ALVENARIA 40x40x40CM COM 10CM DE BRITA COM HASTE PARA ATERRAMENTO
	HASTE DE TERRA QUE VEM COM A FIAÇÃO DE 50MM² DO QUADRO DE ATERRAMENTO

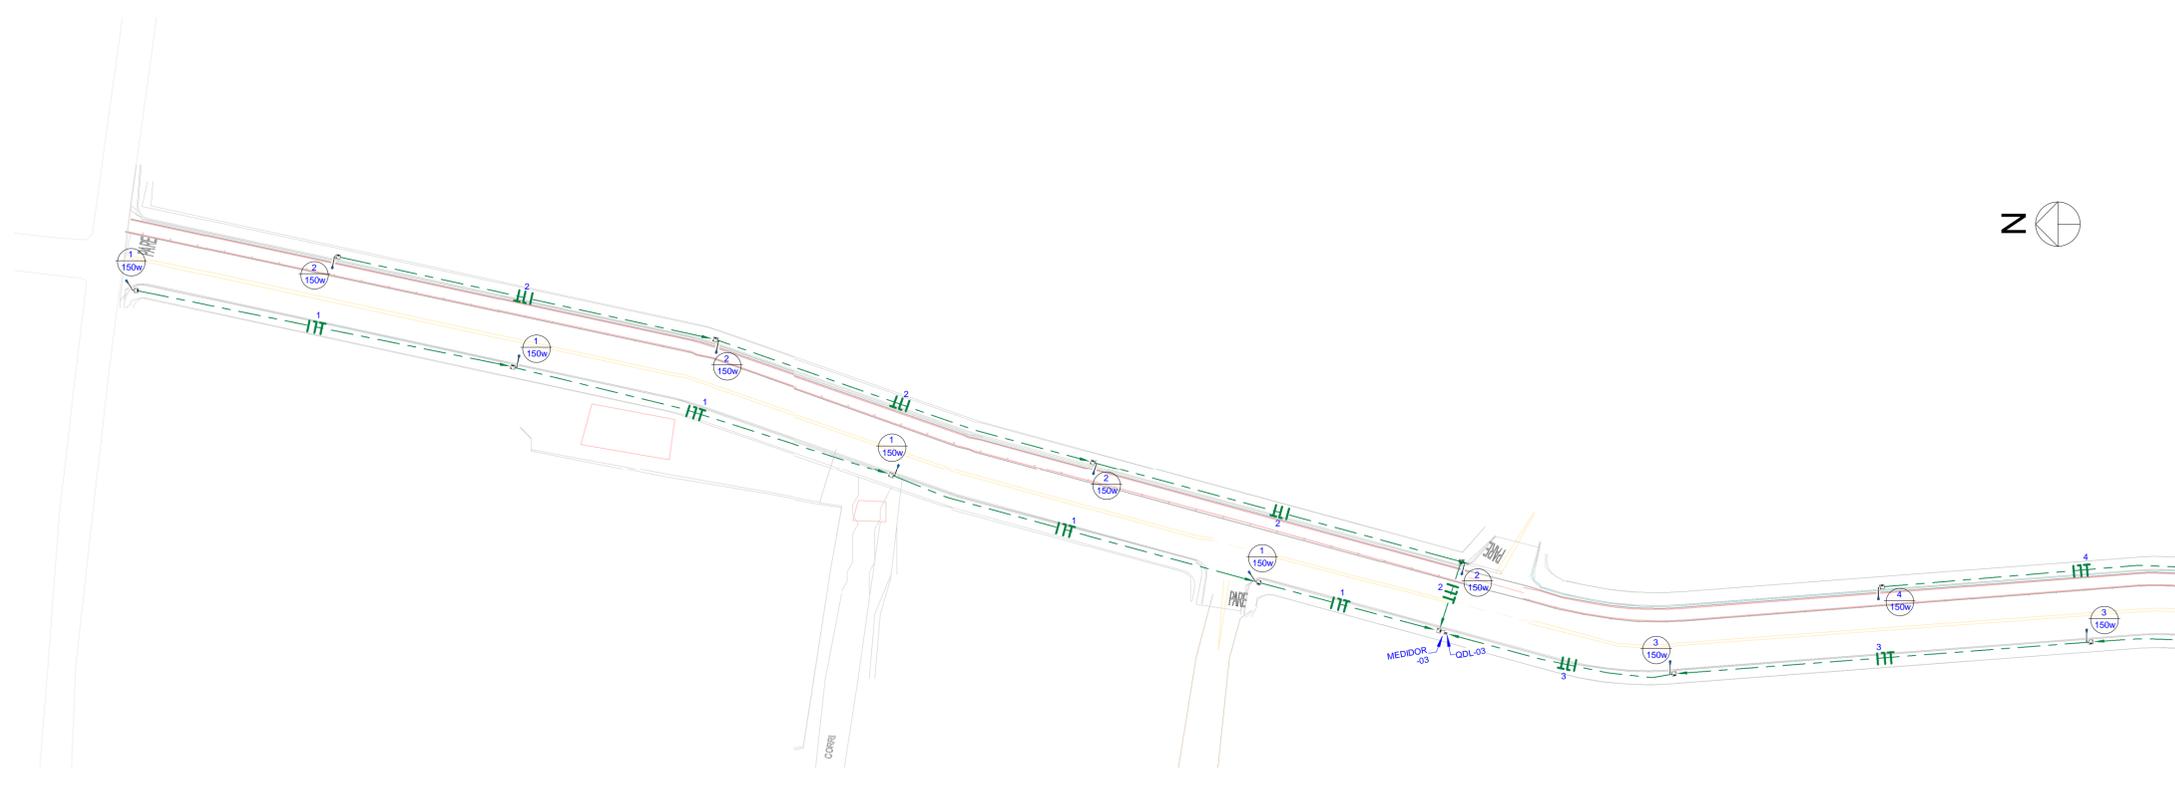


1 **Planta Baixa - Iluminação - Trecho 01**
ESCALA 1:500

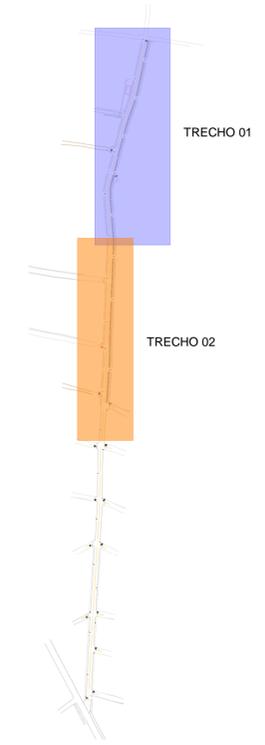

3 **Planta Chave**
ESCALA 1:5000

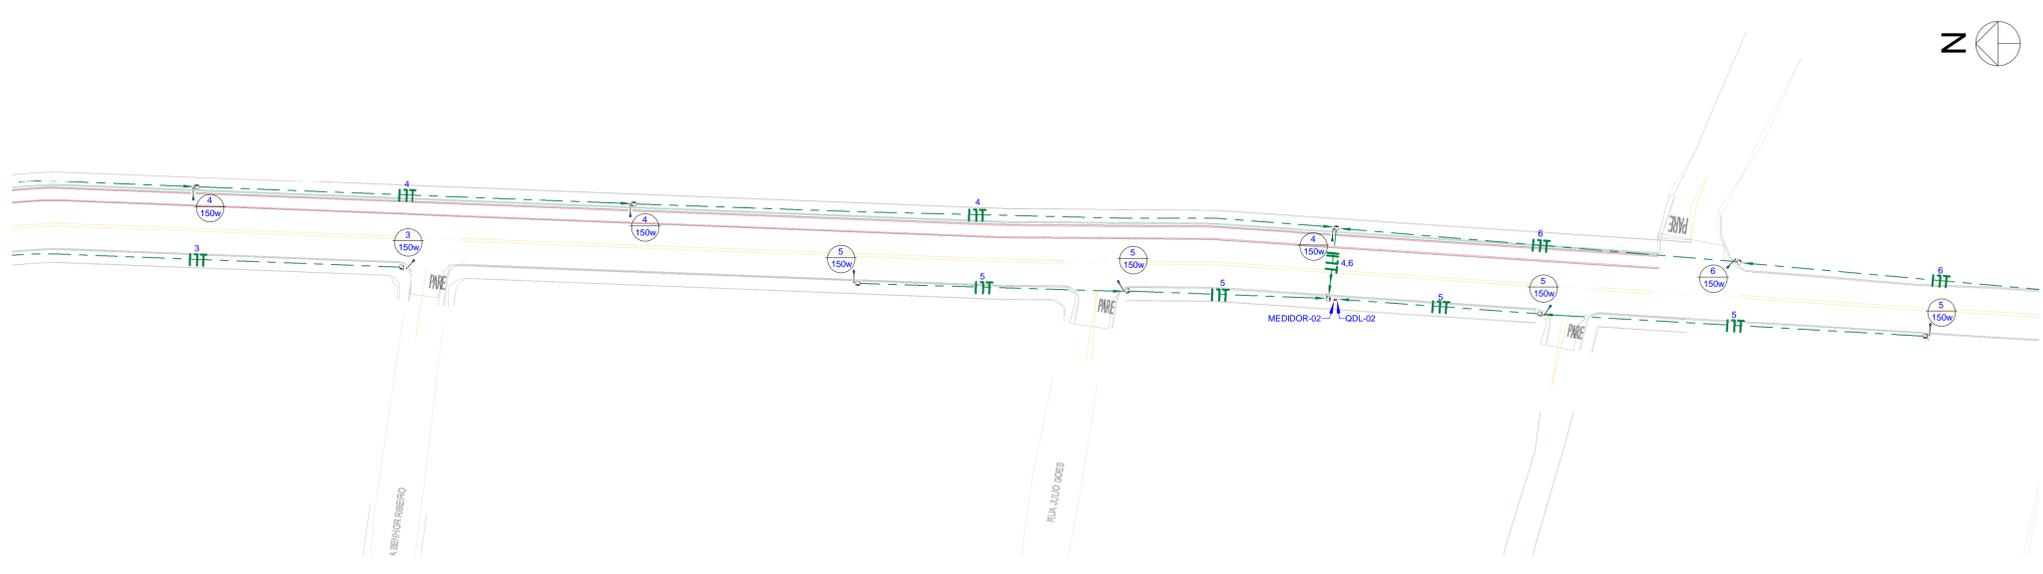

 2 **Planta Baixa - Iluminação - Trecho 02**
ESCALA 1:500



05		
04		
03		
02		
01		
Revisão:	Data:	Descrição:

TECH PROJ Consultoria & Projetos

MATRIZ: Rua Santa Cecília, 84 - Sala 09
Centro - Eusébio - CE - CEP: 61.760-000
Fone/Fax: (85) 3021-1818

FILIAL: Av. Santos Dumont, 1740 - Sala 1112/1114
Aldeota - Fortaleza - CE - CEP: 60.150-161
Fone/Fax: (85) 3021-1818

www.techproj.com.br | contato@techproj.com.br

Obra: Pavimentação Asfáltica Avenida Projetada 01 e Ruas Laterais no Pecém	
Cliente: Prefeitura de São Gonçalo do Amarante	Projeto: Instalações Elétricas
Identificação do Desenho: 01. Planta Baixa - Iluminação - Trecho 01 02. Planta Baixa - Iluminação - Trecho 02 03. Planta Chave	Prancha: E01
Desenho: Érika M. de Sousa	Local: São Gonçalo do Amarante / CE
Escala: Indicada	Data: Agosto/2017