

QDL-01 - ABERTURA DE RUA NO PECÊM										
CIRC.	ILUMINAÇÃO (W)	POTÊNCIA (W)	BALANCEAMENTO (%)	FATOR DE POTÊNCIA	CORRENTE DO CIRCUITO	TENSÃO	PROTEÇÃO			FIAÇÃO
	150		R		(A)		(V)	PÓLOS	TIPO	(A)
1	4	600	600	0,95	2,87	220	1	DISJ	10	4,0 mm
2	4	600	600	0,95	2,87	220	1	DISJ	10	4,0 mm
3	3	450	450	0,95	2,15	220	1	DISJ	10	4,0 mm
-		-		0,95	-	220	1	DISJ		Reserva
-		-		0,95	-	220	1	DISJ		Reserva
TOTAL	11	1.650	1.650	0,95	7,89	220	1	DISJ	10	4,0mm
			100%							

1 QUADRO DE CARGAS - QDL-01

SEM ESC


QDL-02 - ABERTURA DE RUA NO PECÉM										
CIRC.	ILUMINAÇÃO (W)	POTÊNCIA (W)	BALANCEAMENTO (%)	FATOR DE POTÊNCIA	CORRENTE DO CIRCUITO	TENSÃO	PROTEÇÃO			FIAÇÃO
	150		R		(A)	(V)	PÓLOS	TIPO	(A)	(mm²)
4	4	600	600	0,95	2,87	220	1	DISJ	10	4,0 mm
5	4	600	600	0,95	2,87	220	1	DISJ	10	4,0 mm
6	3	450	450	0,95	2,15	220	1	DISJ	10	4,0 mm
-		-		0,95	-	220	1	DISJ		Reserva
-		-		0,95	-	220	1	DISJ		Reserva
TOTAL	11	1.650	1.650	0,95	7,89	220	1	DISJ	10	4,0mm
			100%							

2 QUADRO DE CARGAS - QDL-02

SEM ESC


QDL-03 - ABERTURA DE RUA NO PECÊM										
CIRC.	ILUMINAÇÃO (W)	POTÊNCIA (W)	BALANCEAMENTO (%)	FATOR DE POTÊNCIA	CORRENTE DO CIRCUITO	TENSÃO	PROTEÇÃO			FIAÇÃO
	150		R		(A)	(V)	PÓLOS	TIPO	(A)	(mm²)
7	4	600	600	0,95	2,87	220	1	DISJ	10	4,0 mm
8	3	450	450	0,95	2,15	220	1	DISJ	10	4,0 mm
9	3	450	450	0,95	2,15	220	1	DISJ	10	4,0 mm
-		-		0,95	-	220	1	DISJ		Reserva
-		-		0,95	-	220	1	DISJ		Reserva
TOTAL	10	1.500	1.500	0,95	7,18	220	1	DISJ	10	4,0mm
			100%							

2 QUADRO DE CARGAS - QDL-03

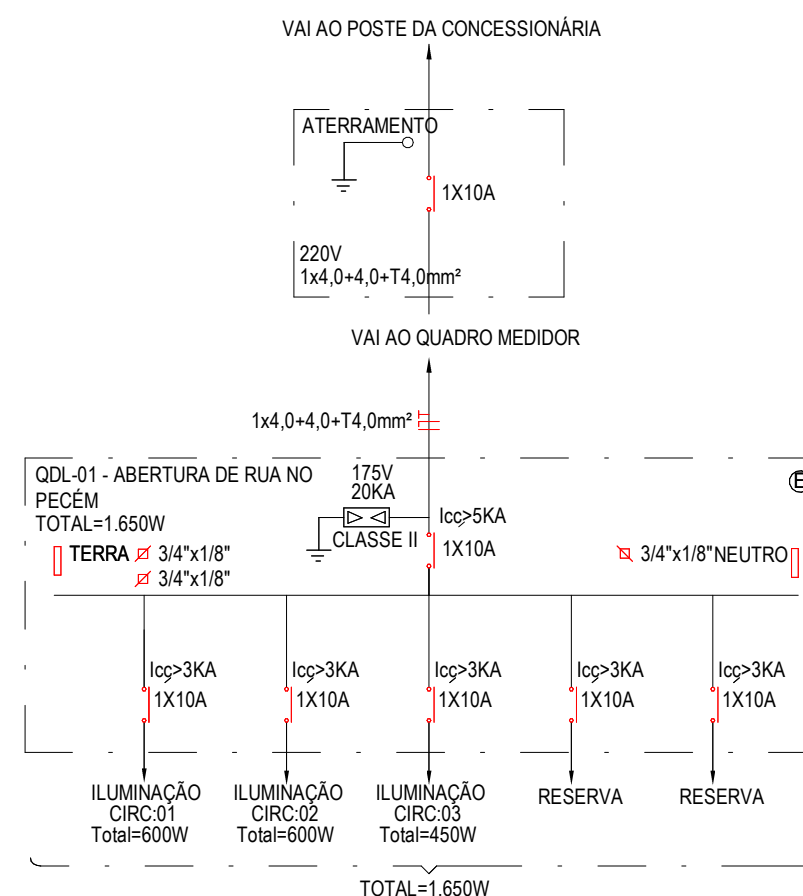SEM ESC


4 DIAGRAMA UNIFILAR - QDL-01

ESCALA 1 : 125

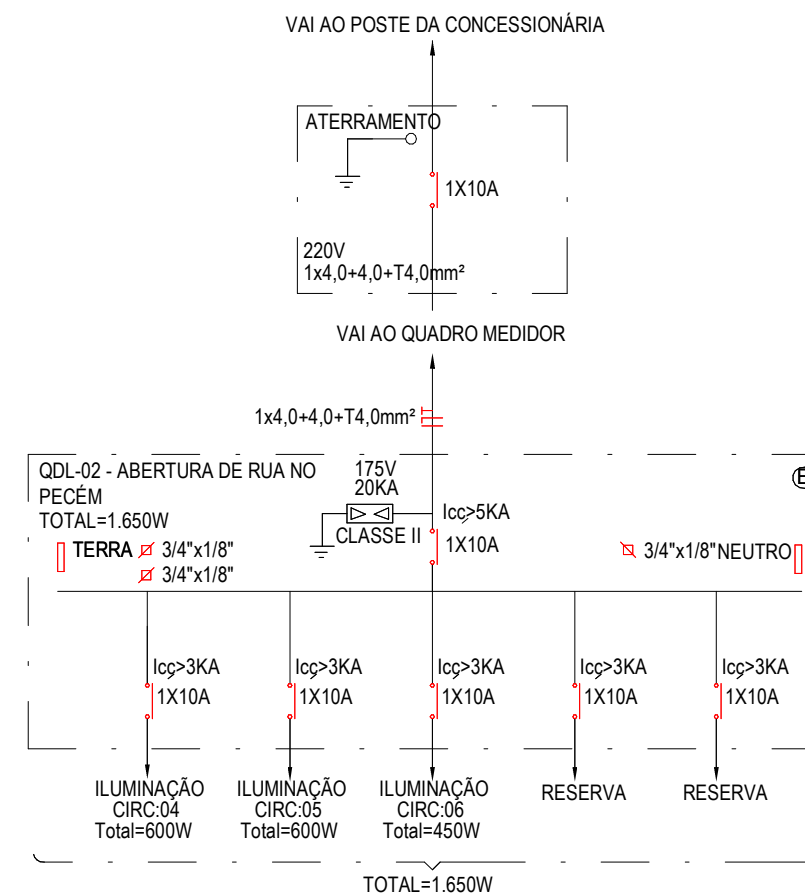

5) DIAGRAMA UNIFILAR - QDL-02

ESCALA 1 : 125

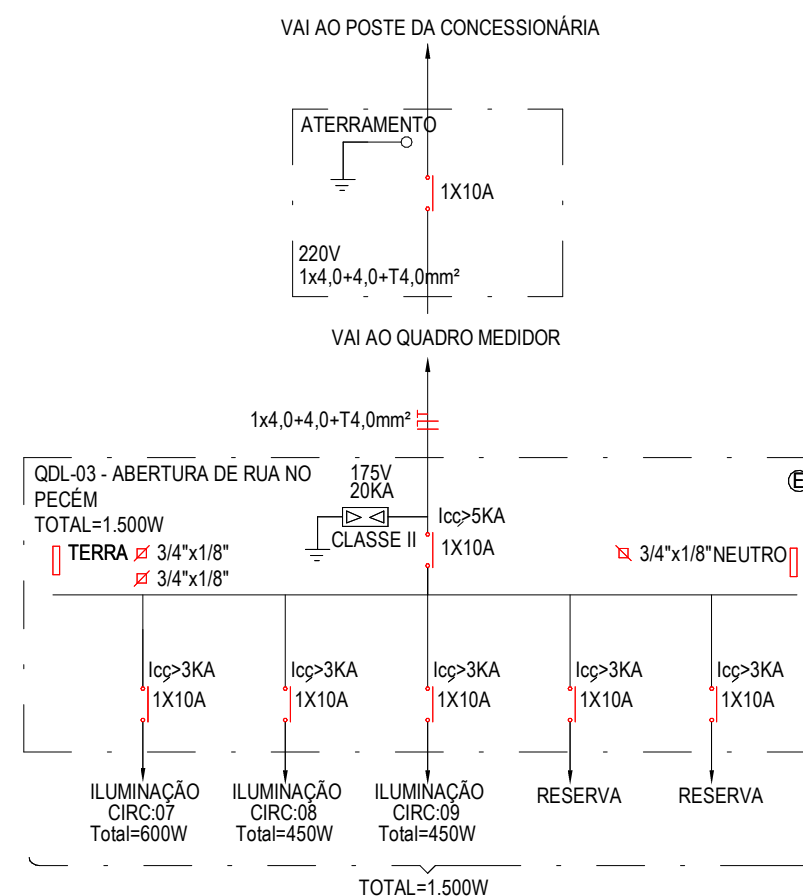

6) DIAGRAMA UNIFILAR - QDL-03

ESCALA 1 : 125

			CREA/CAU		
05					
04					
03					
02					
01	00/00/2015	Emissão Inicial			
Revisão:	Data:	Descrição:			
			MATRIZ: Rua Santa Cecília, 84 - Sala 09 Centro - Eusébio CE - CEP:61.760-000 Fone/Fax: (85) 3021-1818 FILIAL: Av. Santos Dumont, 1740 - Sala 1112/1114 Aldeota - Fortaleza CE - CEP:60.150-161 Fone/Fax: (85) 3021-1818 www.techproj.com.br contato@techproj.com.br		
Obra:					
Pavimentação Asfáltica Avenida Projetada 01 e Ruas Laterais no Pecém					
Cliente			Projeto:		
Prefeitura de São Gonçalo do Amarante			Instalações Elétricas		
Identificação do Desenho:				Prancha:	
01. Quadro de Cargas - QDL-01 02. Quadro de Cargas - QDL-02 03. Quadro de Cargas - QDL-03 04. Diagrama Unifilar - QDL-01 05. Diagrama Unifilar - QDL-02 06. Diagrama Unifilar - QDL-03				E03	
Desenho:		Escala:	Data:	Local	
Érika M. de Sousa		Indicada	Agosto/2017	São Gonçalo do Amarante / CE	