



LEGENDA DOS POSTES		LEGENDA	
PE	INDICAÇÃO DE POSTE EXISTENTE	—	ELETRODUTO FLEXÍVEL, COM BITOLA MÍNIMA DE 1", PASSANDO VIA AÉREA PARA ELETRICIDADE
PP	INDICAÇÃO DE POSTE PROJETADO	—	ELETRODUTO FLEXÍVEL, COM BITOLA MÍNIMA DE 1", PASSANDO PELO PISO PARA ELETRICIDADE
		— — —	CONDUTORES FASE, NEUTRO E TERRA, RESPECTIVAMENTE
		00	Nº DE CIMA - Nº DO CIRCUITO
		— — — 200	- SEÇÃO NOMINAL DO ELETRODUTO, EM POLEGADAS
		1 2 3 4 ...	INDICAÇÃO DOS CIRCUITOS DE ILUMINAÇÃO / TOMADAS / REFLETOR E LUZ EXTERNA / AR CONDICIONADO
		— — —	POSTE COM LUMINÁRIA LED, DUAS PÉTALAS, DE 150W DE POTÊNCIA CADA.
		— — —	POSTE COM LUMINÁRIA LED, UMA PÉTALA, DE 150W DE POTÊNCIA CADA.
		— — —	POSTE DE CONCRETO COM QUADRO DE DISTRIBUIÇÃO E MEDIDOR DA CONCESSIONÁRIA.
		— — —	CAIXA DE PASSAGEM, NO PISO, EM ALVENARIA 40x40x40CM COM 10CM DE BRITA COM HASTE PARA ATERRAMENTO
		— — —	HASTE DE TERRA QUE VEM COM A FIAÇÃO DE 50MM² DO QUADRO DE ATERRAMENTO

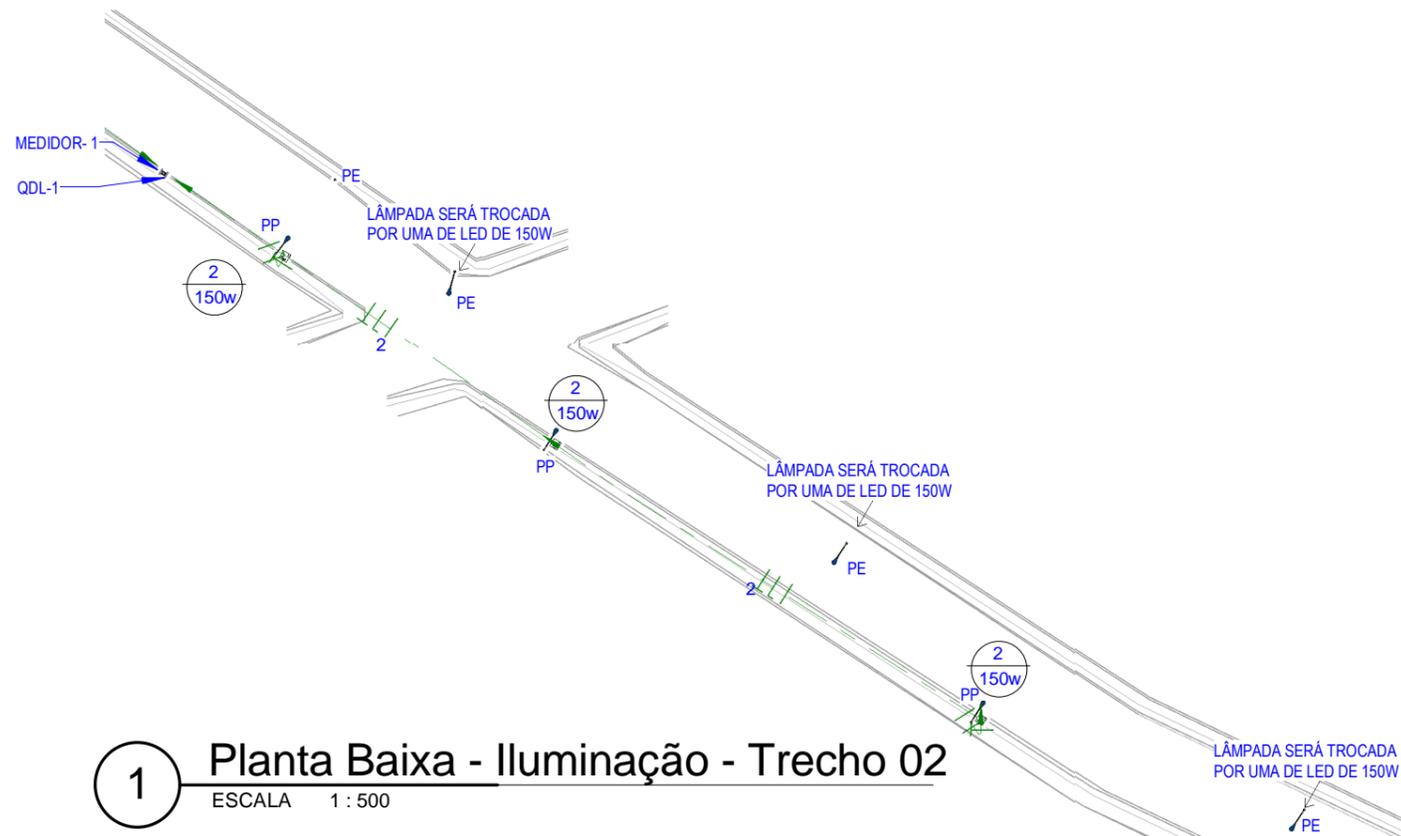

1 Planta Baixa - Iluminação - Trecho 02
 ESCALA 1 : 500

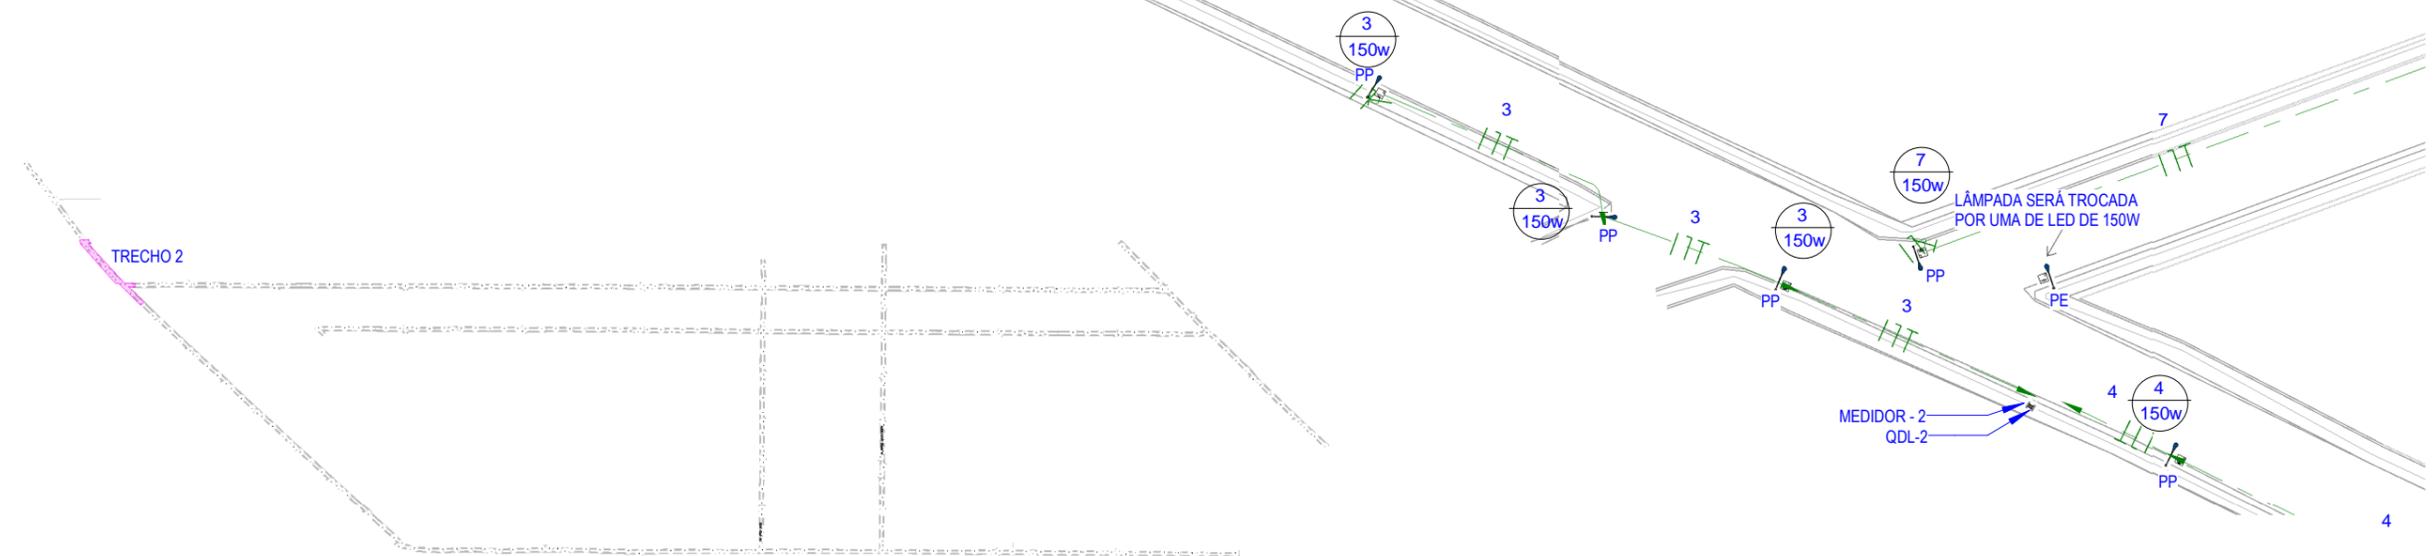

2 PLANTA CHAVE 02
 ESCALA 1 : 15000

02		
01		
Revisão:	Data:	Descrição:
		MATRIZ: Rua Santa Cecília, 84 - Sala 09 Centro - Eusébio CE - CEP: 61.760-000 Fone/Fax: (85) 3021-1818 www.techproj.com.br contato@techproj.com.br
FILIAL: Av. Santos Dumont, 1740 - Sala 1112/1114 Aldeota - Fortaleza CE - CEP: 60.150-161 Fone/Fax: (85) 3021-1818		Folha: E02
Obra: Pavimentação em Diversas Ruas na Localidade da Taiba		Projeto: Instalações Elétricas
Cliente: Prefeitura de São Gonçalo do Amarante	Desenho: Vanderson Gomes	Local: São Gonçalo do Amarante/CE
		Data: Agosto/2017