


QDL-01 - AV. CONTORNO OESTE											
CIRC.	ILUMINAÇÃO (W)		POTÊNCIA (W)	BALANCEAMENTO (%)	FATOR DE POTÊNCIA	CORRENTE DO CIRCUITO	TENSÃO	PROTEÇÃO			FIAÇÃO
	150	250		R				PÓLOS	TIPO	(A)	
1		3	750	750	0,95	3,59	220	1	DISJ	10	4,0 mm
2		2	500	500	0,95	2,39	220	1	DISJ	10	4,0 mm
3		3	750	750	0,95	3,59	220	1	DISJ	10	4,0 mm
4		2	500	500	0,95	2,39	220	1	DISJ	10	4,0mm
5	3		450	450	0,95	2,15	220	1	DISJ	10	4,0mm
-			-		0,95	-	220	1	DISJ		Reserva
-			-		0,95	-	220	1	DISJ		Reserva
TOTAL	3	10	2.950	2.950 100%	0,95	14,11	220	1	DISJ	16	4,0mm

1

QUADRO DE CARGAS - QDL-01

SEM ESC.

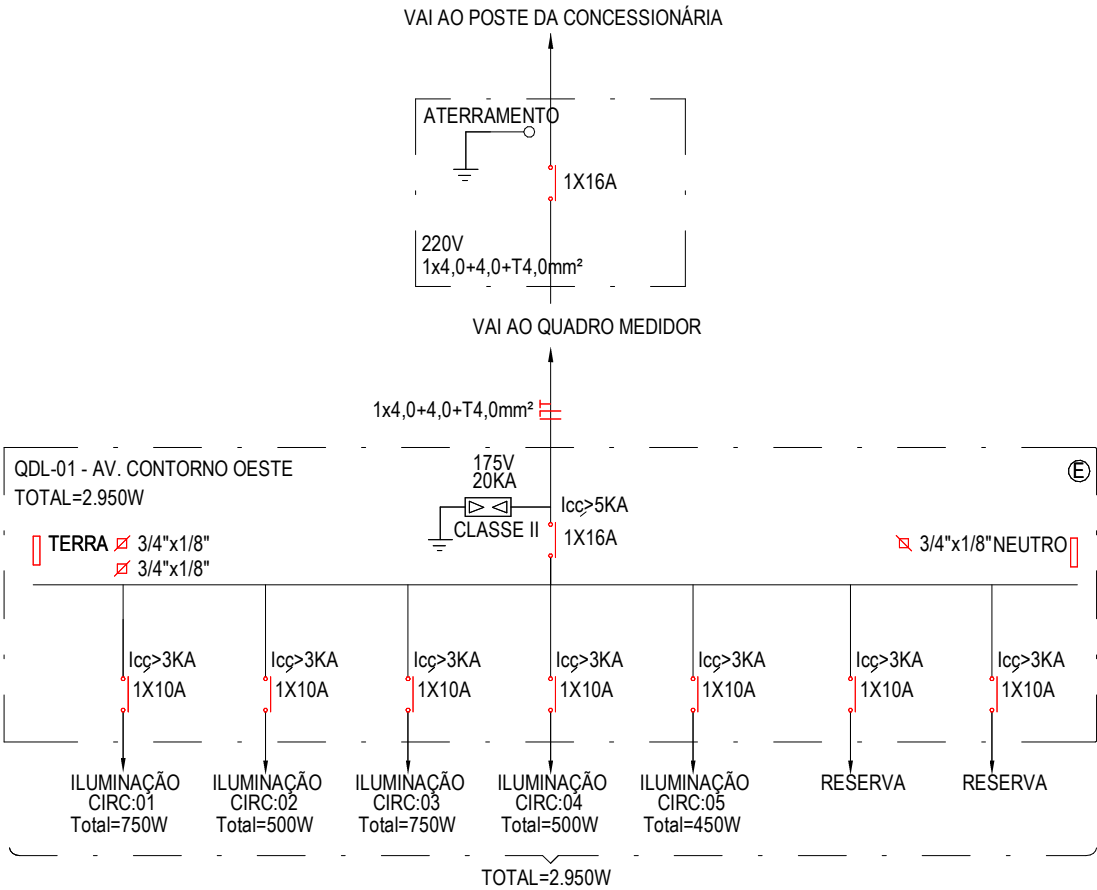

2

DIAGRAMA UNIFILAR - QDL-01

ESCALA 1 : 125

02		
01		
Revisão:	Data:	Descrição:
 TECH PROJ Consultoria & Projetos MATRIZ: Rua Santa Cecília, 84 - Sala 09 Centro - Eusébio - CE - CEP:61.760-000 Fone/Fax: (85) 3021-1818 www.techproj.com.br contato@techproj.com.br FILIAL: Av. Santos Dumont, 1740 - Sala 1112/1114 Aldeota - Fortaleza - CE - CEP:60.150-161 Fone/Fax: (85) 3021-1818		
Obra: Pav. Avenida do Contorno Oeste - Pecém		Projeto: Instalações Elétricas
Cliente: Prefeitura de São Gonçalo do Amarante	Desenho: Érika M. de Sousa	Local: São Gonçalo do Amarante/CE
		Data: Agosto/2017